

Projekt

Aktualizacja projektu wykonawczego systemów sceniczných pt. Modernizacja Sali widowiskowej NCK w celu dostosowania istniejącej infrastruktury do nowego programu

Adres
al. Jana Pawła II,
31-913 Kraków

Inwestor
Nowohuckie Centrum Kultury

Adres
al. Jana Pawła II,
31-913 Kraków

Branżowe Biuro Projektowe

GORYCKI & SZNYTERMAN

HEADFIRST TECHNOLOGIES

Gorycki & Sznyterman Sp. z o. o.
ul. Chałubińskiego 53, 30 - 698 Kraków
tel. 012 259 13 00, fax 012 259 13 02
www.fpgs.pl

Branża

Wentylacja Mechaniczna

Projektant
mgr inż. Adam Kopacz

Nr Uprawnień
MAP/0437/POOS/10

Podpis

Sprawdzający
mgr inż. Tomasz Stachon

Nr Uprawnień
MAP/0608/PBS/16

Podpis

Opracował

Podpis

Nazwa rysunku

Przekroje 1-1, 2-2

Data

02.2018

Skala
1:50

Format
A3

Faza Projektu

PROJEKT WYKONAWCZY


Nr Rysunku

NCK-WM-04


Rewizja

0

1-1

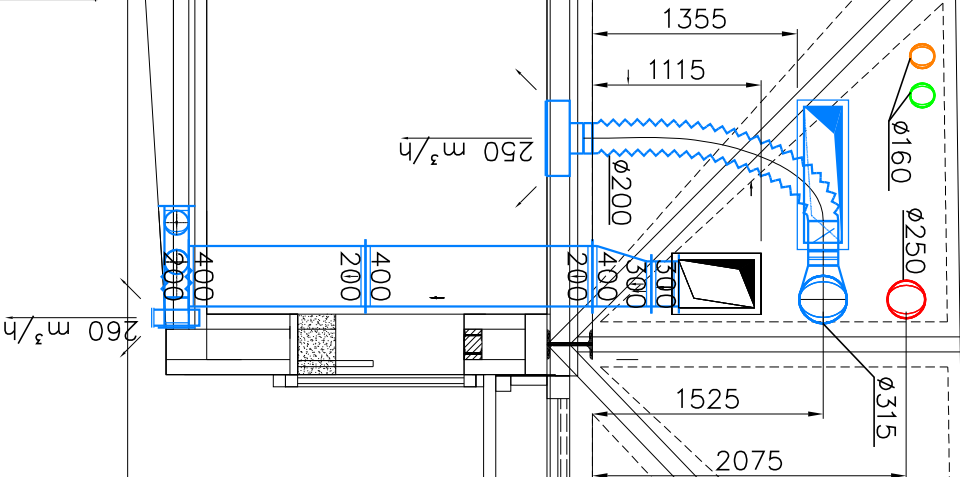

2-2

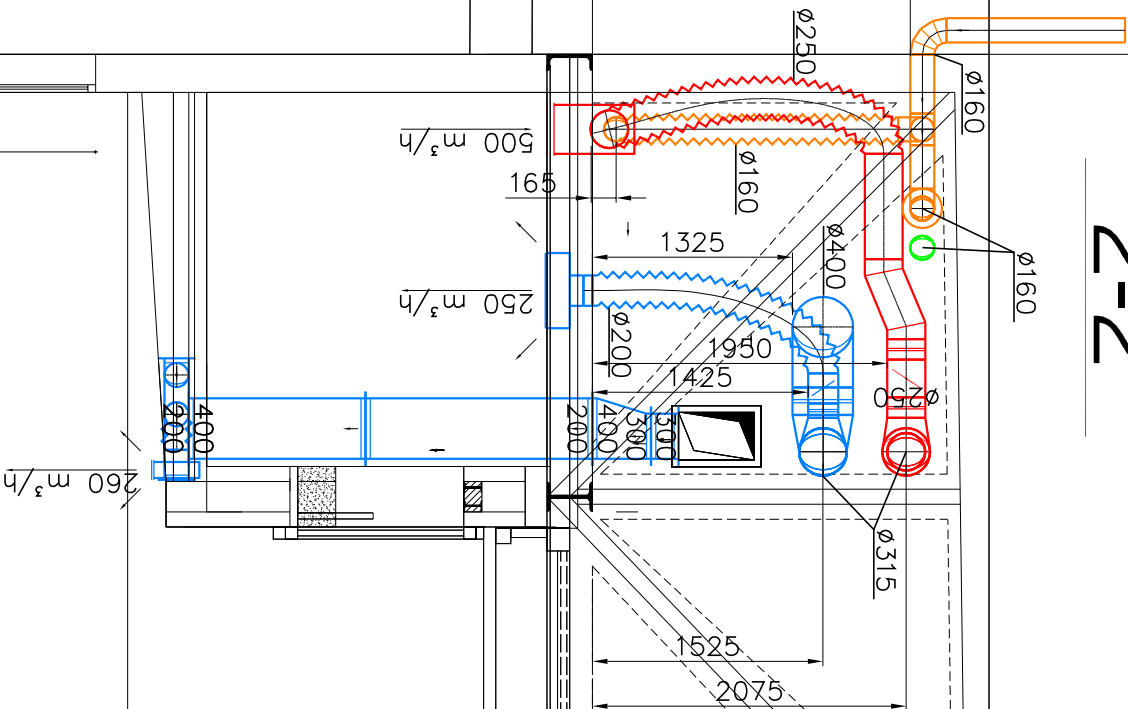

LEGENDA

	POWIERZCHNIE NAWIEWANE
	POWIERZCHNIE WYWIEWANE
	POWIERZCHNIE ŚWIEŻE
	POWIERZCHNIE USUWANE
	RUROCIĄGI CHŁODNICZE FREONOWE
	SKROPLINY