




PROJEKT WYKONAWCZY

RZUT PARTERU

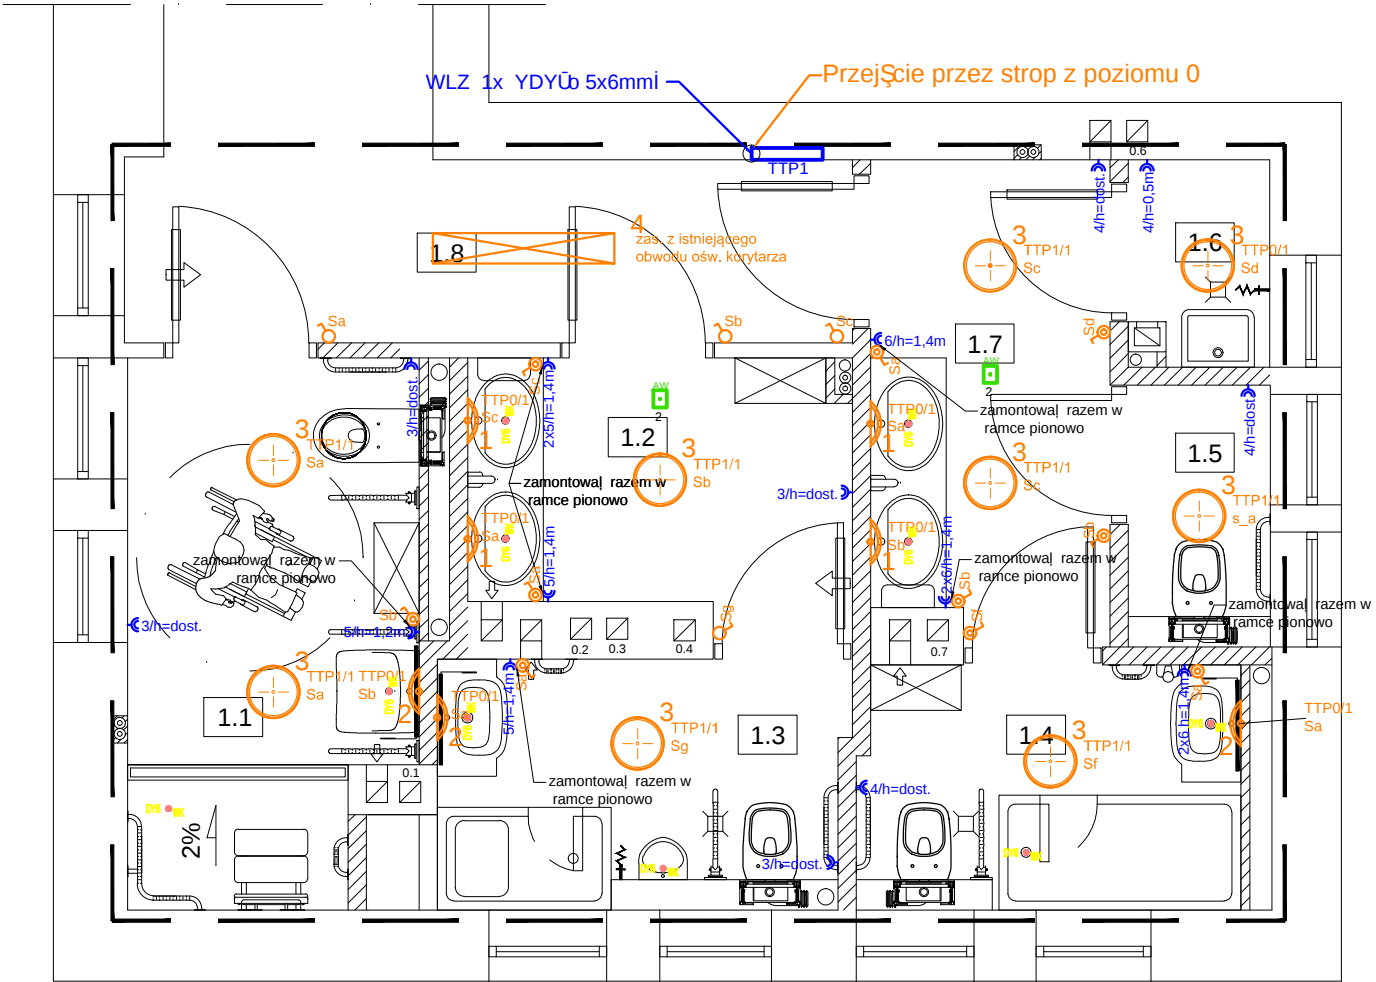


WYKAZ OZNACZEŃ

- gniazdo elektryczne z bolcem ochronnym 1P+N+PE 16A, 230V, IP44
- główny wyłącznik
- główny wyłącznik IP44
- połączenia wyrównawcze

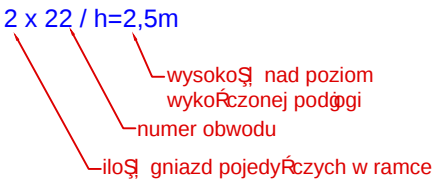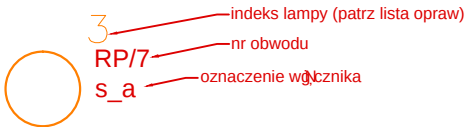

UWAGI:

- Jeżeli wysokość jest opisana "dost." należy na etapie wykonawstwa określić ją 20cm poniżej montowanego grzejnika
- Wyłączniki światła montować na wysokości 1,2m. Jeżeli wyłącznik będzie zabudowany w ramce razem z gniazdem to osramki na wysokości gniazda
- podczas demontażu systemu przyzywowego zachować kompletne urządzenia w oryginalnych obudowach.

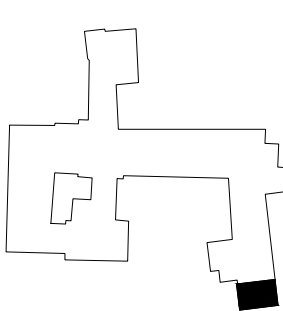

Lista opraw poziom 0

Indeks	Opis oprawy	Wypożenie	Strumień świetlny	Współczynnik konserwacji	Moc przyłączowa maksymalna	Liczba
1	IP44 typu kinkiet G9 2x33W	2x G9 Halopin 33W	1200 Lm	0.8	80 W	4
2	IP45 typu kinkiet G9 2x33W	2x G9 Halopin 33W	1200 Lm	0.8	80 W	3
3	IP44 typu plafon E27 2x60W	2xE27 LED 8,5W	1600 Lm	0.8	120 W	9
4	IP22 nastropowa świetlówkowa w standardzie biurowym	2xT8 36W/840	4200 Lm	0.8	80 W	1
5	Oprawa oświetlenia awaryjnego LED z czasem świecenia 3 godziny	Źródło światła wbudowane	110 Lm	0.8	15W	2

SCHEMAT LOKALIZACJI

ZESTAWIENIE POWIERZCHNI UŻYTKOWEJ PARTERU		
NR POM.	NAZWA POMIESZCZENIA	POW. [m]
1.1	GAZIENKA DLA OSOBY NIEPEŁNOSPRAWNEJ	6,63
1.2	PRZEDSIONEK GAZIENKI MęSKIEJ	4,32
1.3	GAZIENKA MęSKA	4,15
1.4	GAZIENKA DAMSKA	3,88
1.5	WC DAMSKI	1,44
1.6	POMIESZCZENIE GOSPODARCZE	1,20
1.7	PRZEDSIONEK GAZIENKI DAMSKIEJ	4,94
1.8	FRAGMENT KOMUNIKACJI POZIOMEJ	5,87
Łączna powierzchnia użytkowa kondygnacji:		32,43

PROJEKTOWALI:		mgr inż. Małgorzata Treła - Kilian upr. SWK/POOE/0103/12	
		inż. Paweł Sągda	
BRANŻA	IMIĘ I NAZWISKO		PODPIS
INWESTOR	DPS Praska 25, 30-329 Krak ¹ w		
OBIEKT	REMONT ZESPOŁU W SANITARNYCH W POŁUDNIOWO - ZACHODNIEJ CZĘŚCI BUDYNKU		
TYTUŁ	RZUT PIŁHTRA		FAZA P.W.
ZLECENIE	1714/V/16	DATA V.2016	SKALA 1:50
		NR RYS.	E-2
		PRACOWNIA PROJEKTOWA Krak ¹ w, ul. Zakopia, ska 9, tel. (0-48-12) 269-27-71	