


PROJEKT WYKONAWCZY

RZUT PARTERU

SCHEMAT LOKALIZACJI

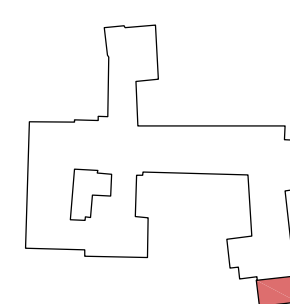

ZESTAWIENIE POWIERZCHNI UŻYTKOWEJ PARTERU

NR POM.	NAZWA POMIESZCZENIA	POW. [m ²]
0.1	ŁAZIENKA DLA OSOBY NIEPEŁNOSPRAWNEJ	6,67
0.2	PRZEDSIONEK ŁAZIENKI MĘSKIEJ	4,32
0.3	ŁAZIENKA MĘSKA	4,14
0.4	ŁAZIENKA DAMSKA	3,88
0.5	WC DAMSKI	1,44
0.6	POMIESZCZENIE GOSPODARCZE	1,25
0.7	PRZEDSIONEK ŁAZIENKI DAMSKIEJ	4,94
0.8	FRAGMENT KOMUNIKACJI POZIOMEJ	5,87
ŁĄCZNA POWIERZCHNIA UŻYTKOWA KONDYGNACJI:		32,51



ZAKRES OPRACOWANIA



PROJEKTOWANA INSTALCJA WODY ZIMNEJ



PROJEKTOWANA INSTALACJA WODY CIEPŁEJ



PROJEKTOWANA INSTALACJA CYRKULACJI




PROJEKTOWANA KANALIZACJA
SANITARNA

PK



PROJEKTOWANE PIONY KANALIZACJI
SANITARNEJ

ISTNIEJĄCE PIONY
KANALIZACJI SANITARNEJ
DO DEMONTAŻU

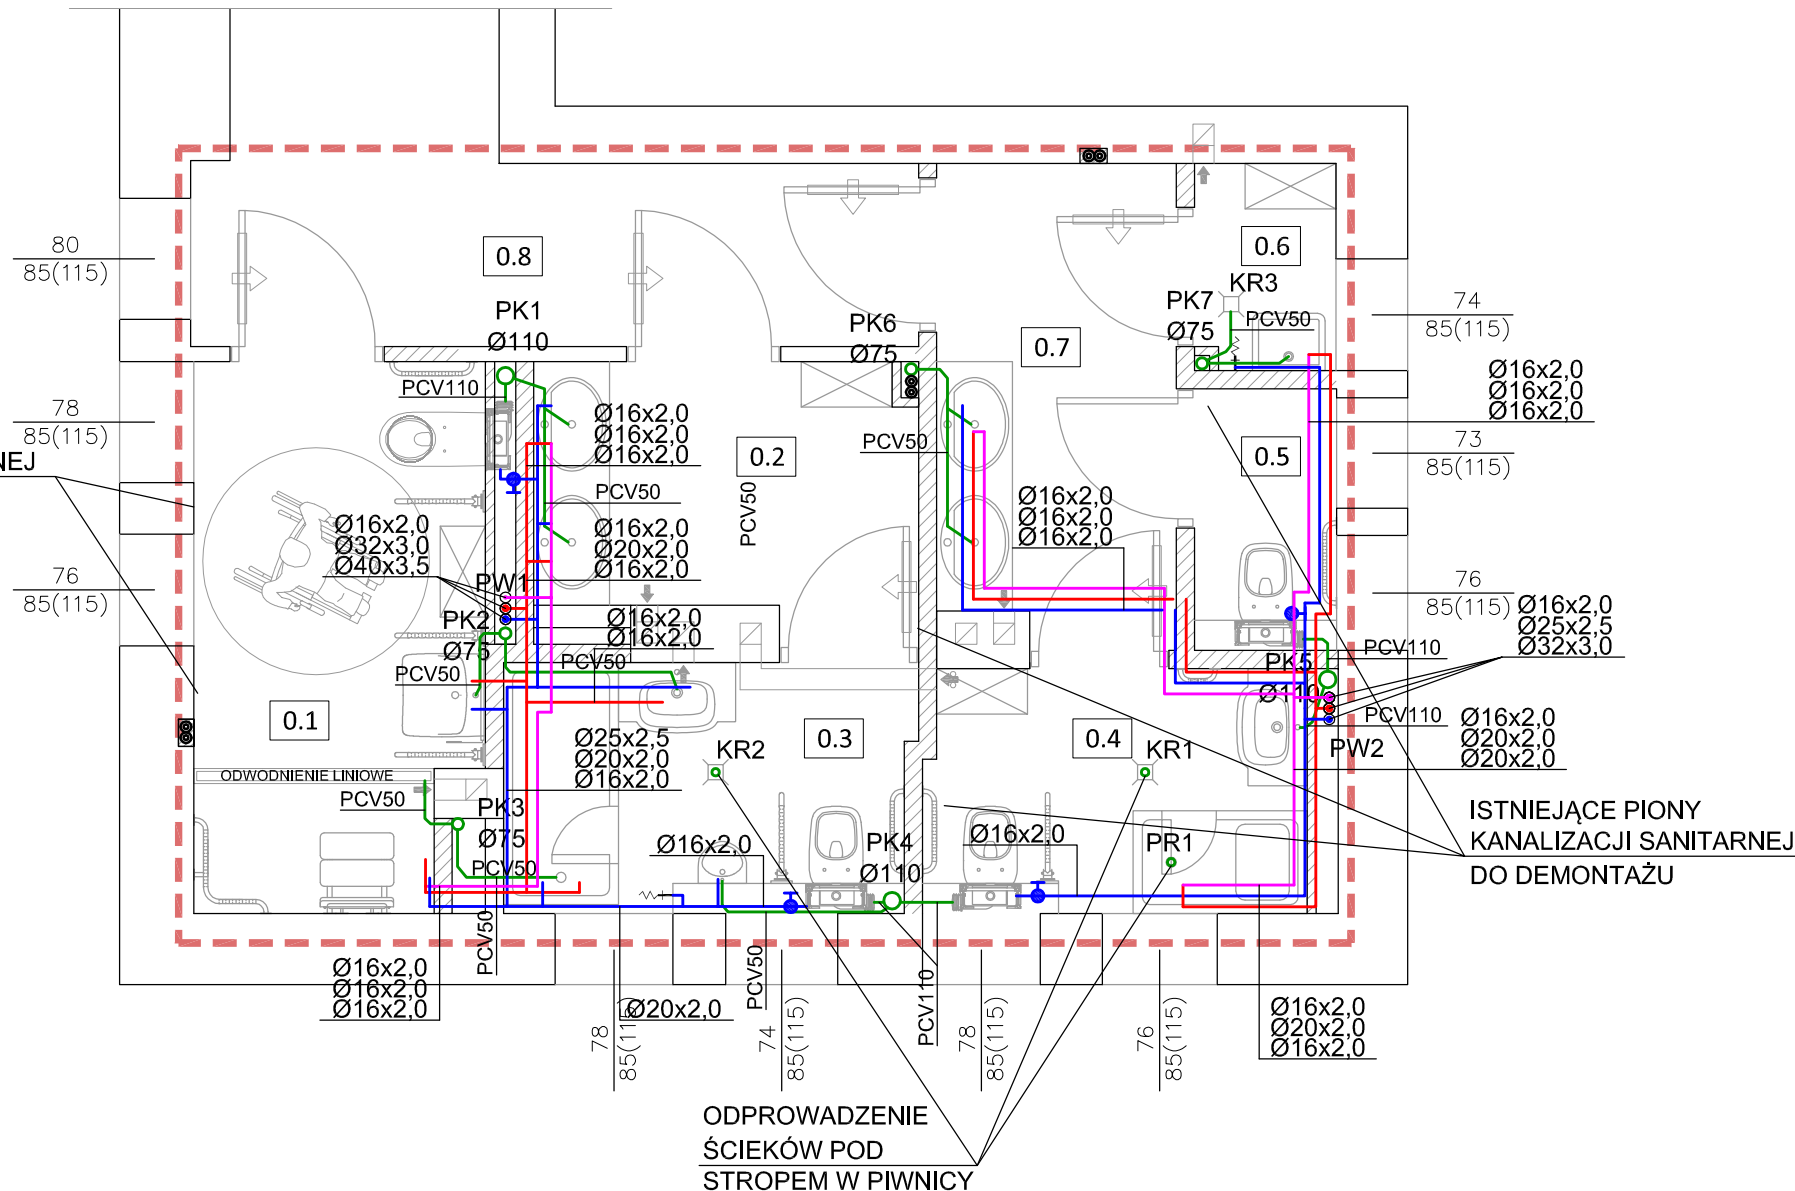

ISTNIEJĄCE PIONY
KANALIZACJI SANITARNEJ
DO DEMONTAŻU

ODPROWADZENIE
ŚCIEKÓW POD
STROPEM W PIWNICY

UWAGA!
PRZED PRZYSTĄPIENIEM DO ROBÓT BUDOWLANYCH WYMIARY NALEŻY
SPRAWDZIĆ NA BUDOWIE.

PRZEJŚCIA PRZEWODÓW PRZEZ PRZEGRODY ODDZIELENIA POŻAROWEGO
ZABEZPIECZYĆ ELASTYCZNĄ MASĄ USZCZELNIAJĄCĄ NA BAZIE SILIKONU I
NEPALNĄ WEŁNĄ MINERALNĄ ZGODNIE Z INSTRUKCJĄ PRODUCENTA.

PRZEWODY NALEŻY ZAIZOLOWAĆ OTULINĄ Z PIANKI POLIETYLENOWEJ O
GRUBOŚCI ZGODNEJ Z OBOWIĄZUJĄCYMI PRZEPISAMI.
NALEŻY ZASTOSOWAĆ IZOLACJĘ NIEROZPRZESTRZANIAJĄCĄ OGNIĄ.

RYSunEK NIE STANOWI ODREBNEJ CAŁOŚCI, NALEŻY GO CZYTAĆ Z INNYMI
RYSUNKAMI BRANŻOWYMI I OPISEM.

PROJEKTOWAŁA:	mgr inż. Magdalena Gnap upr. PDK/0230/POOS/14	
BRANZA	IMIĘ I NAZWISKO	PODPIS
INWESTOR	DPS Praska 25, 30-329 Kraków	
OBIEKT	REMONT ZESPÓŁÓW SANITARNYCH W POŁUDNIOWO - ZACHODNIEJ CZĘŚCI BUDYNKU	
TYTUŁ	RZUT PARTERU - INSTALACJA WOD-KAN	FAZA P.W.
ZLECENIE	1714/V/16	DATA V.2016 SKALA 1:50 NR RYS. WK-3



BIURO
ARCHITEKTONICZNO-
BUDOWLANE
PRACOWNIA PROJEKTOWA
Kraków, ul. Zakopiańska 9, tel.
(0-48-12) 269-27-71