


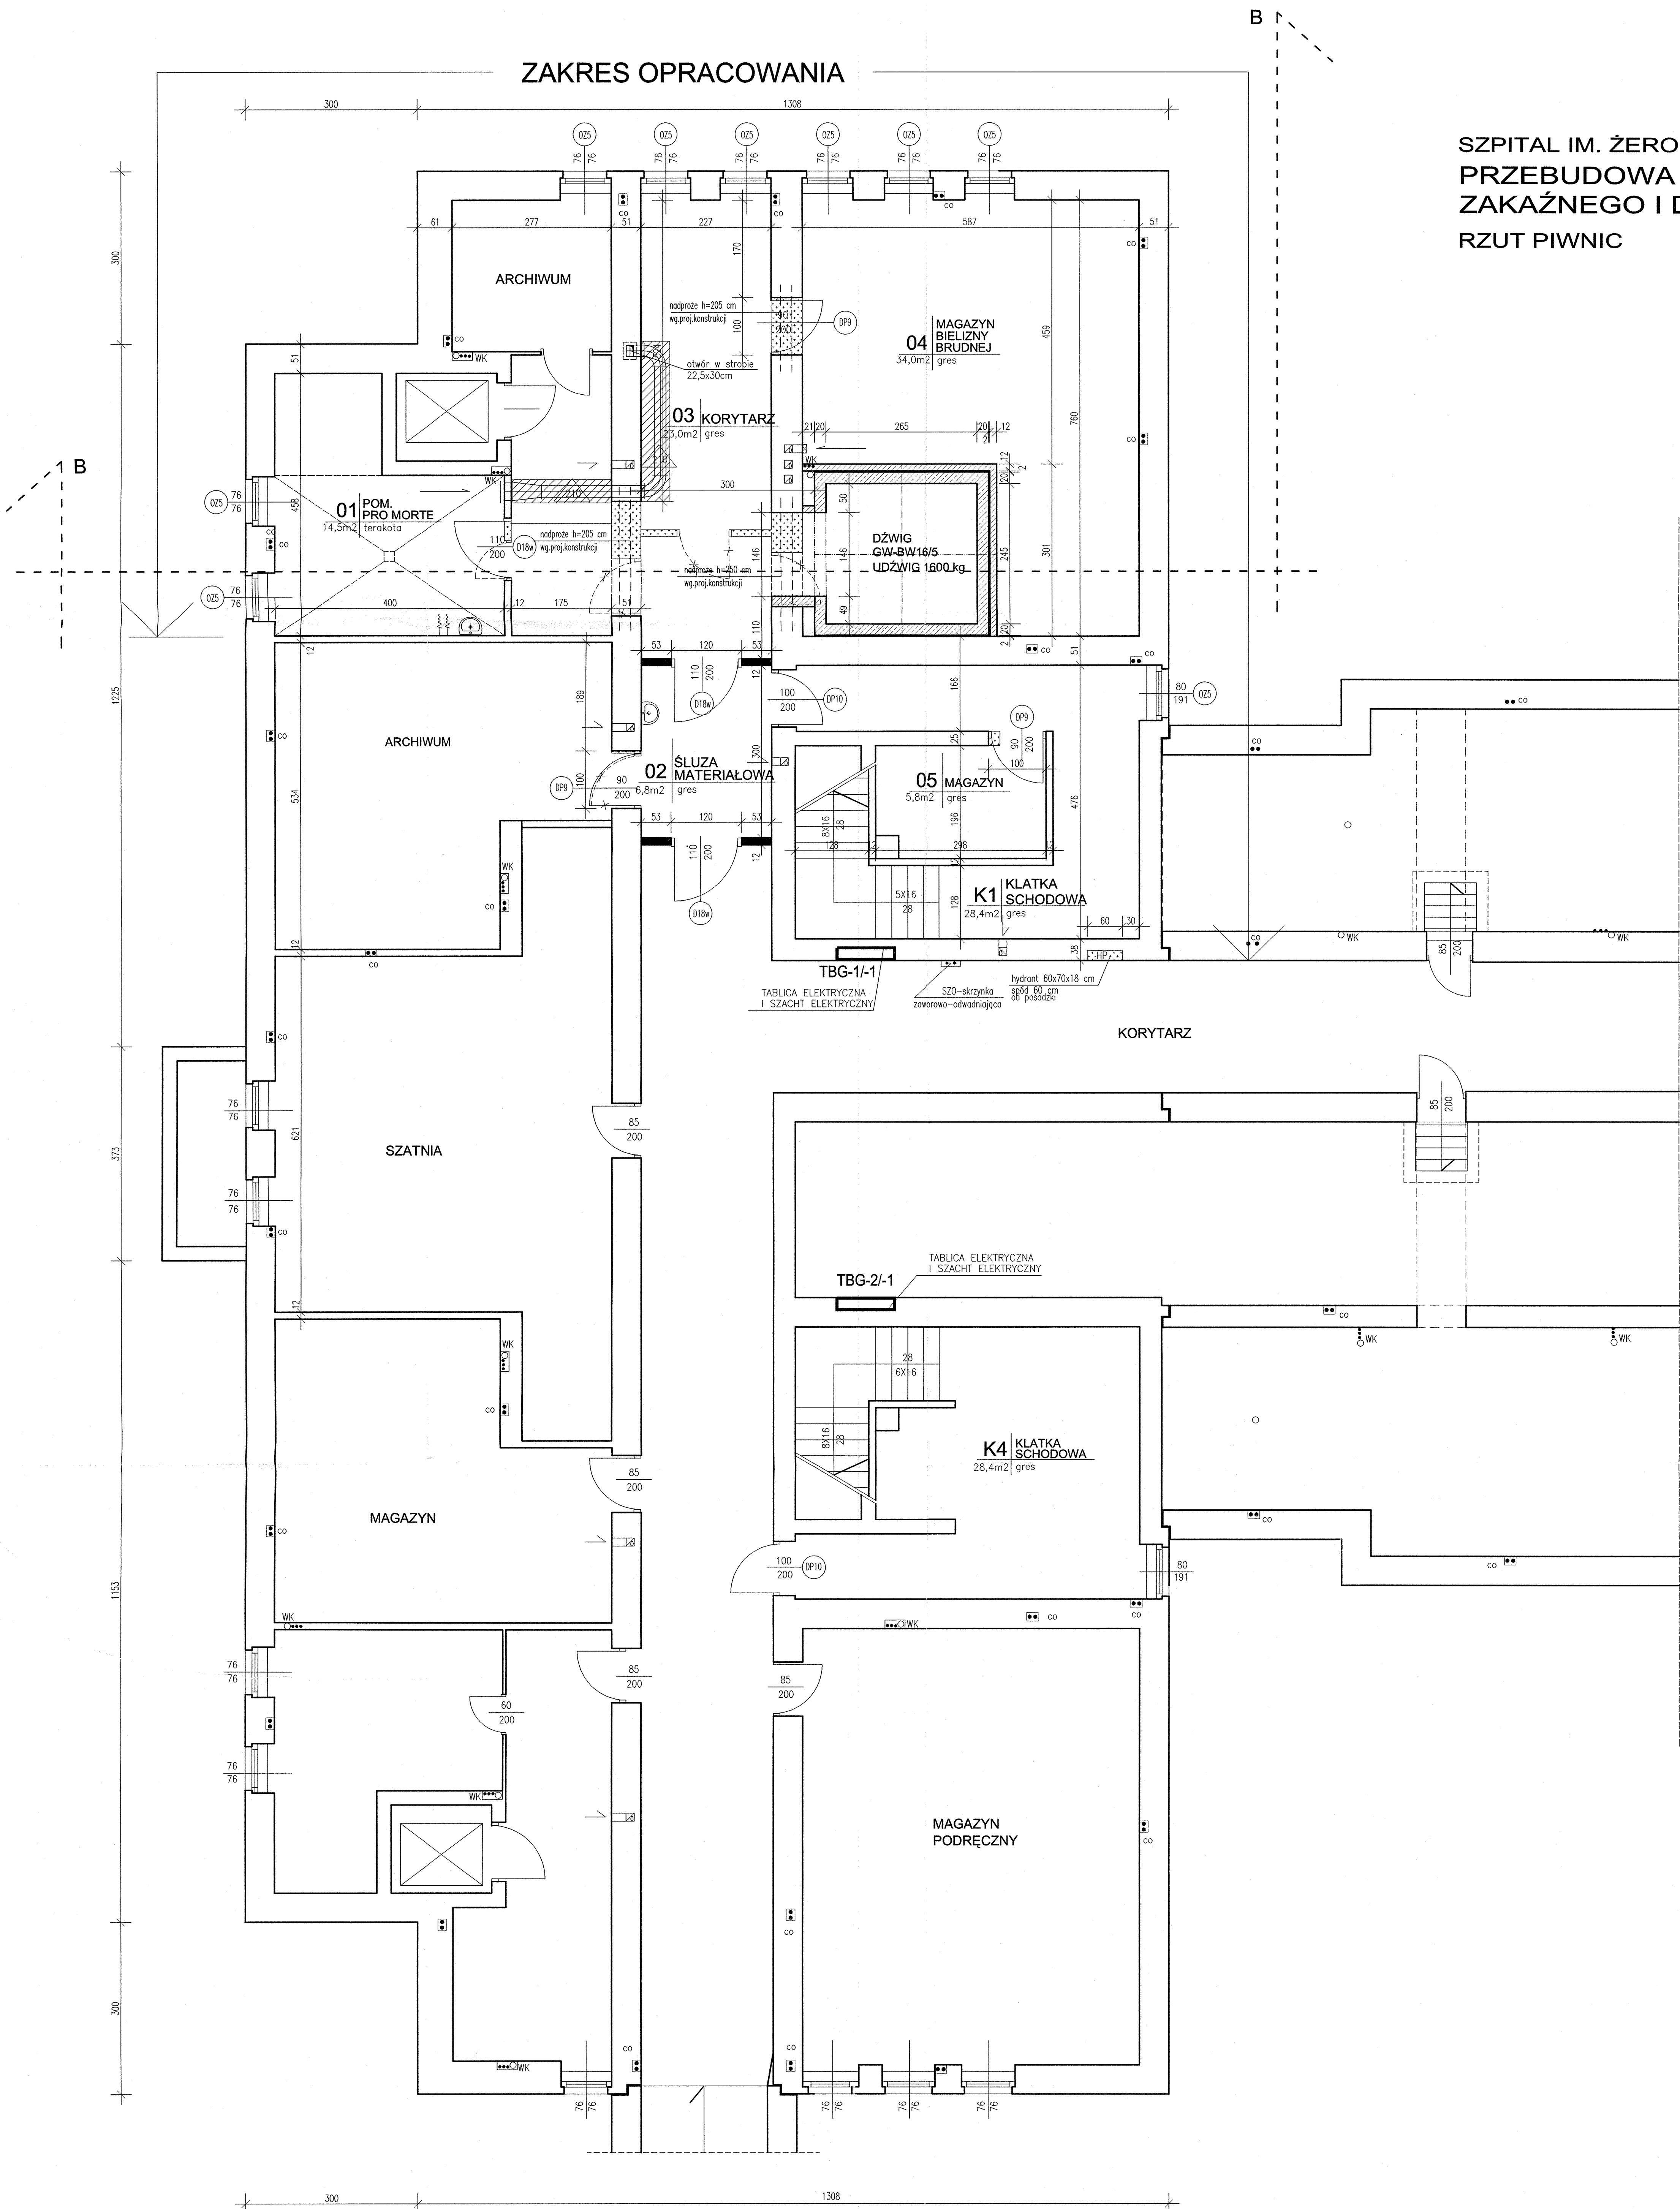

SZPITAL IM. ŻEROMSKIEGO W KRAKOWIE -NOWA HUTA
PRZEBUDOWA ODDZIAŁU OBSERWACYJNO
ZAKAŻNEGO I DERMATOLOGII - II ETAP
RZUT PIWNIC
SKALA 1:50

UWAGI:

- * Rozprowadzenie instalacji wod-kan wg. projektu branżowego
- * Instalacja co i rozmieszczenie grzejników wg.projektu branżowego
- * Prowadzenie gazów medycznych wg.projektu branżowego
- * Instalacja wentylacji mechanicznej i klimatyzacji wg.projektu branżowego
- * Instalacje elektryczne i teletechniczne wg.projektu branżowego
- * Zapewnić wentylację grawitacyjną lub zastosować wentylację mechaniczną we wszystkich pomieszczeniach
- * Wykorzystać istniejące kanały wentylacji grawitacyjnej po wstępnym sprawdzeniu ich drożności

LEGENDA:

- DRZWI DO LIKWIDACJI
- WYBURZENIA
- ŚCIANY PROJEKTOWANE SZKIELETOWE
- ZAMUROWANIA OTWORÓW
- STROP PODWIESZONY MODULARNY 60X60 cm
- OSŁONIĘCIE KANAŁÓW WENT.GRAWIT.-PLYTA STG

PRAWA AUTORSKIE ZASTRZEŻONE
WG USTAWY O PRAWIE AUTORSKIM I PRAWACH POKREWNYCH (Dz.U.nr 80 poz.904.z 2000r.)

ARCHIMED		OBIEKT		SZPITAL SPECJALISTYCZNY IM.STEFANA ŻEROMSKIEGO 04. NA SKARPIE 66 31-913 KRAKÓW	
TERESA STRYZYŁ 30-019 KRAKÓW, ul. Mazowiecka 21		TEMAT		PRZEBUDOWA ODDZIAŁU OBSERWACYJNO ZAKAŻNEGO I DERMATOLOGII - II ETAP	
TYTUŁ RYSUNKU		RZUT PIWNIC - ARCHITEKTURA		SKALA 1:50	
FAZA		PB		NR ARCHIW. DATA 07.2007	
IMIE I NAZWISKO		SPECJALNOŚĆ		NR UPR. PODPIS	
PROJEKTOWAŁ		mgr inż.arch. Jan Kosiński		OP. IV.8.388/76	
OPRACOWAŁ		technolog Teresa Strzyż		architektura	
SPRAWDZIŁ		mgr inż.arch. Janusz Wierczok		technolog	
				architektura	