


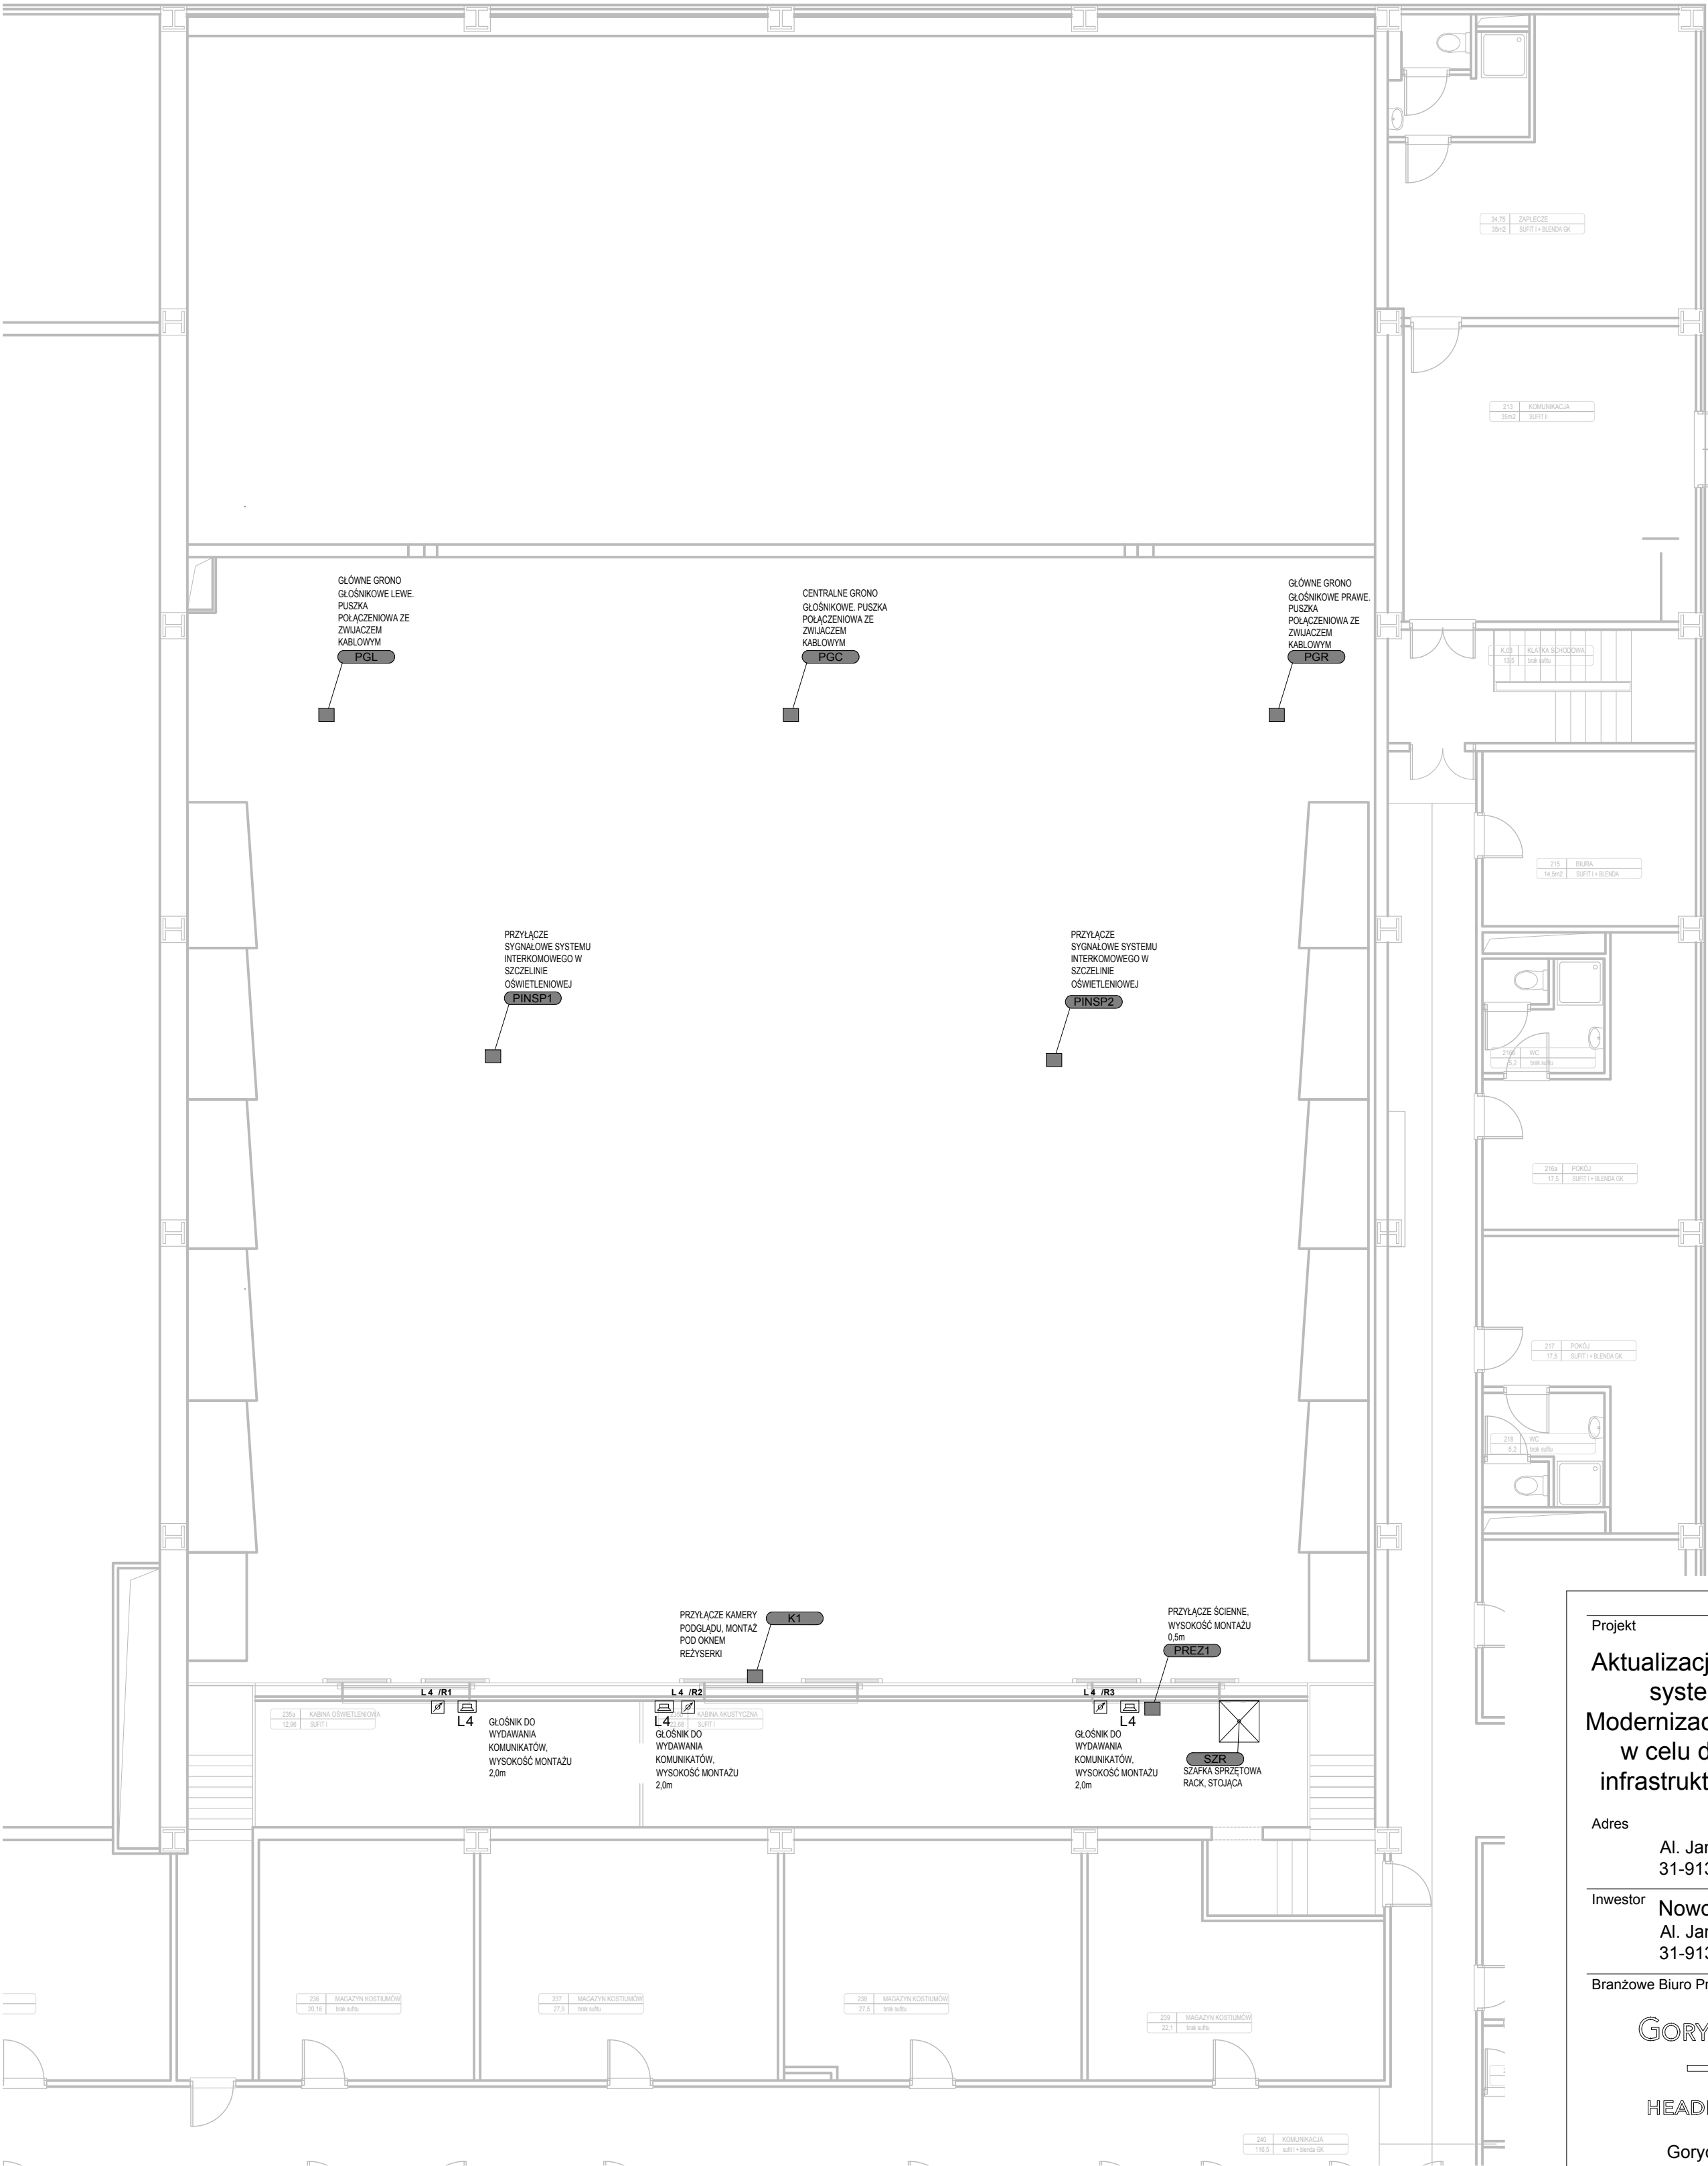

LEGENDA

L xx

GŁOŚNIK SCENY, xx - NR LINII GŁOŚNIKOWEJ

L xx/Ryy

REGULATOR GŁOŚNOŚCI, xx - NR LINII GŁOŚNIKOWEJ

L xx

KOLUMNY GŁOŚNIKOWE, xx - NR LINII GŁOŚNIKOWEJ

L xx

GŁOŚNIK TUBOWY, xx - NR LINII GŁOŚNIKOWEJ

LCD xx

MONITOR LCD

xx

PUNKT PRZYŁĄCZENIOWY

Projekt

Aktualizacja projektu wykonawczego systemów scenicznych pt. Modernizacja Sali widowiskowej NCK w celu dostosowania istniejącej infrastruktury do nowego programu

Adres

Al. Jana Pawła II 232
31-913 Kraków

Inwestor

Nowohuckie Centrum Kultury
Al. Jana Pawła II 232
31-913 Kraków

Branzowe Biuro Projektowe

GORYCKI & SZNYTERMAN

HEADFIRST TECHNOLOGIES

Gorycki & Sznyterman Sp.z o.o.
ul. Chałubińskiego 53, 30 - 698 Kraków
tel. 12 259 13 00, fax 12 259 13 02
www.goryckisznyterman.com

Branża

Scenotechnika

Projektant

mgr inż. Bartłomiej Szczygiel

Nr Uprawnień

-

Podpis

Sprawdzający

mgr inż. Tomasz Topolski

Nr Uprawnień

-

Podpis

Opracował

mgr inż. Paweł Wąsowski

Nr Uprawnień

-

Podpis

Nazwa rysunku

Instalacje systemu AV - rzut piętra

Data

02.2018

Skala

1:100

Faza Projektu

PROJEKT WYKONAWCZY

Nr Rysunku

NCK-AV-04

Rewizja

0

U W A G I

1. W razie wątpliwości co do zamierzeń i rozwiązań projektowych, detali lub wymiarów należy skontaktować się z Projektantem.
2. Projekt należy rozpatrywać łącznie ze wszystkimi pozostałymi projektami branżowymi.
3. Projektant nie bierze odpowiedzialności za prawidłowość danych, otrzymanych od Inwestora i dostawców urządzeń. Nie odpowiada również za właściwe dobranie, działanie i spełnienie wymogów i założeń produkcyjnych, stawianych linii technologicznej i wszystkim urządzeniom technologicznym, montowanym w projektowanym obiekcie.
4. Wszystkie wymiary należy sprawdzić na budowie przed wykonaniem robót. O wszelkich niezgodnościach należy powiadomić Inspektora Nadzoru i Projektanta.

Zastrzega się prawa autorskie do rozwiązań projektowych