


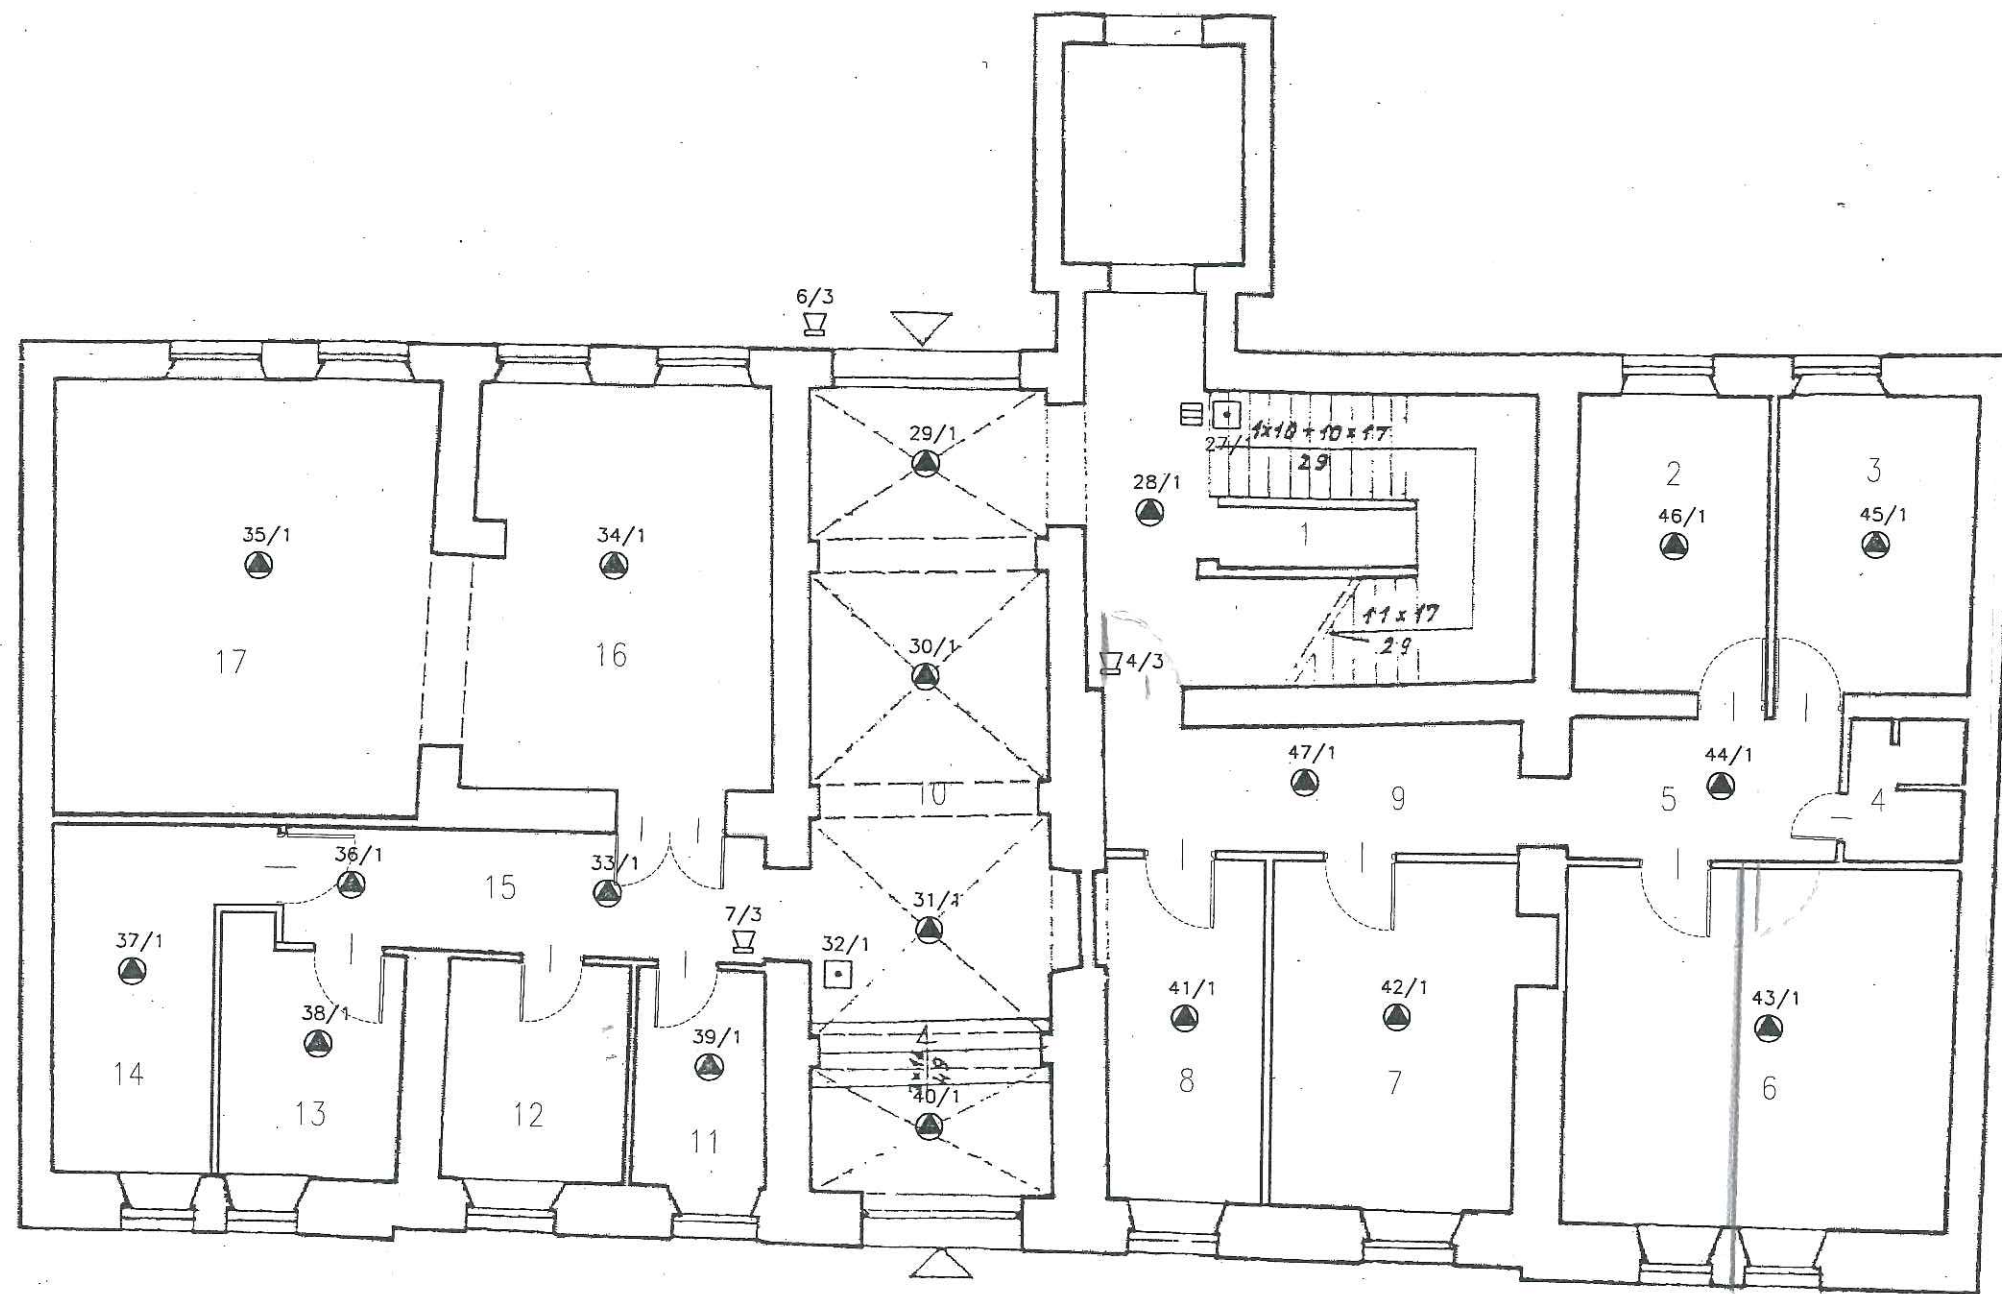

ZESTAWIENIE POMIESZCZEŃ		
NR	POWIERZCHNIA	FUNKCJA
1	23,48m ²	KL. SCHODOWA
2	10,66m ²	GABINET STOMATOLOG.
3	11,07m ²	GABINET LEKARSKI
4	4,07m ²	WC
5	8,14m ²	HOL
6	28,08m ²	PRACOWNIA ANALIT.
7	16,60m ²	GABINET LEKARSKI
8	11,06m ²	PUNKT APTECZNY
9	10,54m ²	HOL
10	37,42m ²	SIEŃ - KORYTARZ
11	5,67m ²	CENTR. TELEFON.
12	8,32m ²	WC
13	8,12m ²	APTEKA
14	13,61m ²	MAGAZYN
15	11,73m ²	KORYTARZ
16	23,85m ²	ŚWIETLICA
17	32,90m ²	ŚWIETLICA
W		WINDA

Projektant:

mgr inż. Jakub Kuźmiński
- nr upr. MAP/0176/POOE/08

mgr inż. JAKUB KUŹMIŃSKI
upr. bud. Nr MAP/0176/POOE/08
do projektowania bez ograniczeń
zakresie sieci, instalacji i urządzeń elektrycznych
tel. 0693 648 580

Podpis:

Jakub Kuźmiński

Obiekt: Koncepcja projektowa
remontu Domu Pomocy Społecznej
Kraków, ul. Krakowska 45

Stadium:

Koncepcja

Skala:

1:100

Rysunek:

Rzut parteru
- inst. SAP i oddymiania

Nr rys.:

8