


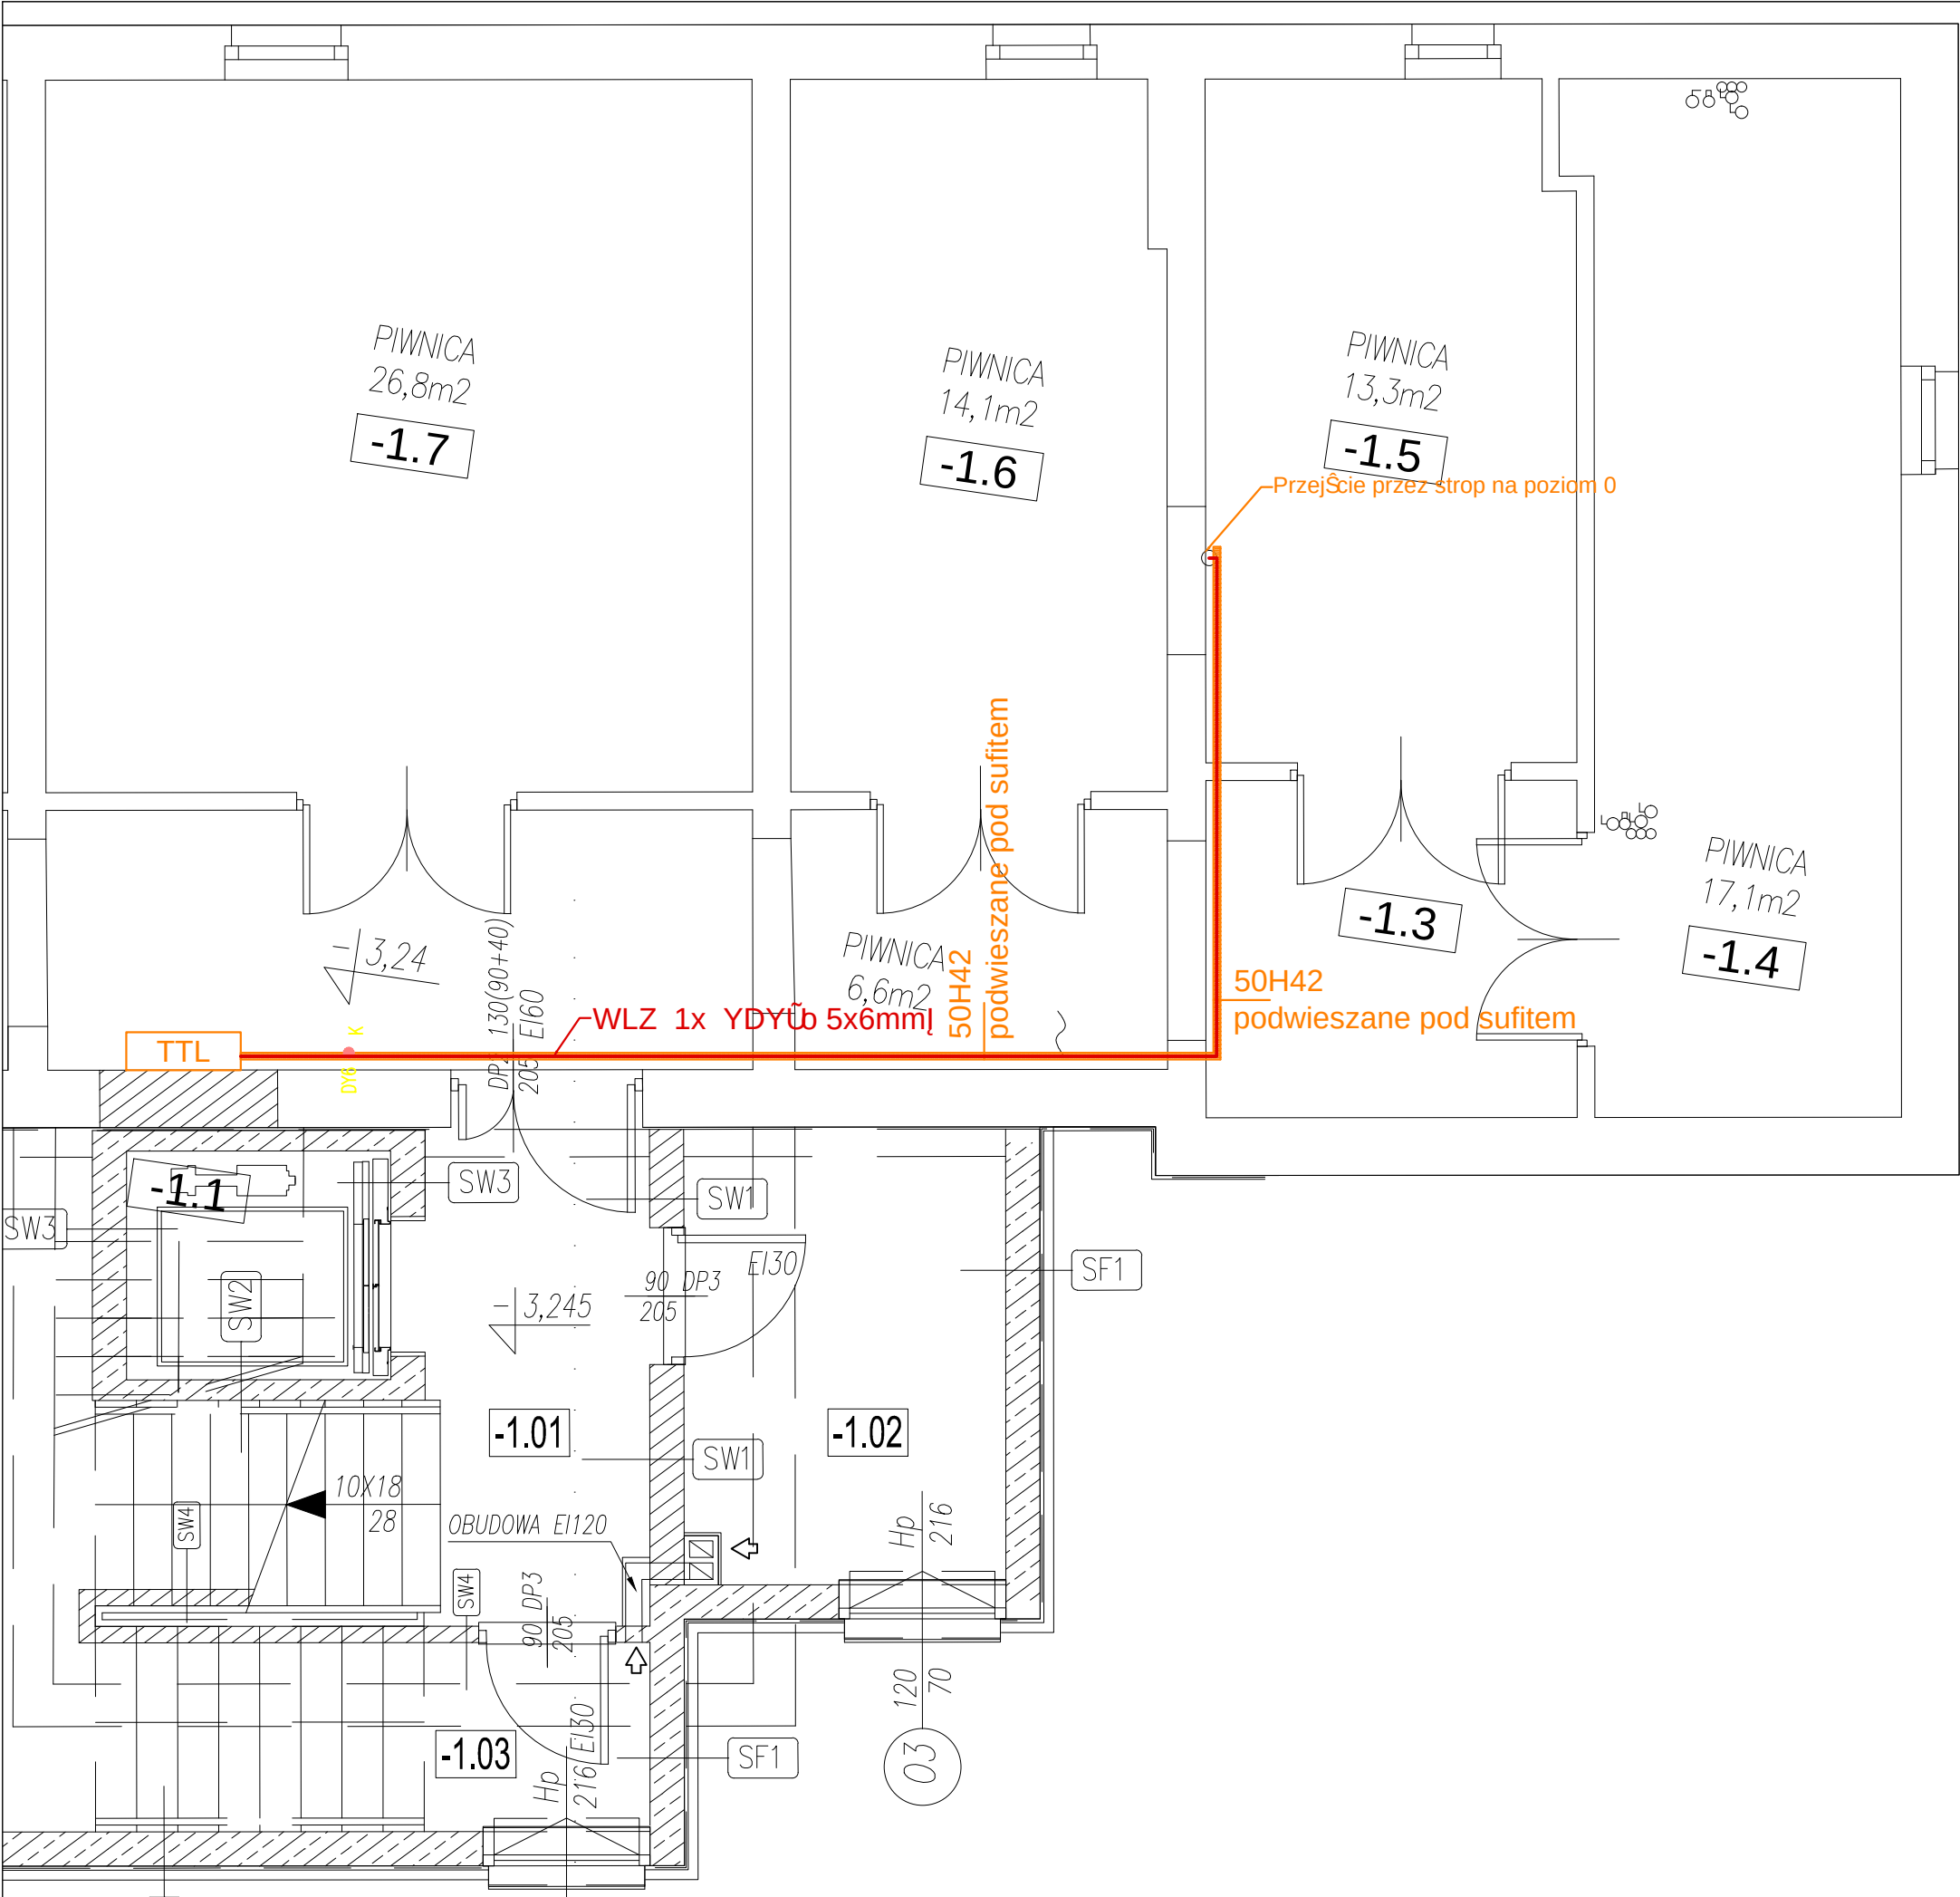

PROJEKT WYKONAWCZY

RZUT PIWNIC

WYKAZ OZNACZEŃ


- koryto kablowe ocynkowane o wymiarach podanych na rysunku
- DY6 ● K połączenia wyr. wnawcze - koryto kablowe
- WLZ (Wewnętrzna Linia Zasilająca)

UWAGI:

PRZED PRZYSTĄPIENIEM DO ROBÓT BUDOWLANYCH WYMIARY NALEŻY SPRAWDZIĆ NA BUDOWIE.

PRZEJŚCIA PRZEWODÓW PRZEZ PRZEGRODY ODDZIELENIA POŁOŻOWEGO ZABEZPIECZYĆ ELASTYCZNYMI MASY USZCZELNIAJĄCYMI NA BAZIE SILIKONU I NEPALNY WĘGLI MINERALNY ZGODNIE Z INSTRUKCJĄ PRODUCENTA.

ODSTĘPY MIĘDZY KORYTAMI KABLOWYMI NALEŻY DODATKOWO POŁOŻYĆ PRZEWODEM LG10mm² KOLORU RÓŻNEGO NIŻ ZIELONEGO.

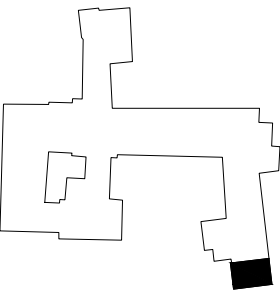

PROJEKTOWALI:		mgr inż. Małgorzata Treła - Kilian upr. SWK/POOE/0103/12	
		inż. Paweł Sągata	
BRANZA		IMIE I NAZWISKO	PODPIS
INWESTOR	DPS Praska 25, 30-329 Krak- w		
OBJEKT	REMONT ZESPOŁU W SANITARNYCH W POŁUDNIOWO - ZACHODNIEJ CZĘŚCI BUDYNKU		
TYTUŁ	RZUT PIWNIC		FAZA P.W.
ZLECENIE	1714/V/16	DATA V.2016	SKALA 1:50
			NR RYS. E-3
		BIURO ARCHITEKTONICZNO- BUDOWLANE	
		PRACOWNIA PROJEKTOWA Krak- w, ul. Zakopiańska 9, tel. (0-48-12) 269-27-71	