

- 1

WENTYLATORNIA
- 2

OBIERALNIA ZIEMIANKÓW
- 3

MAGAZYN ZIEMIANKÓW
- 4

KOMUNIKACJA
- 5

MAGAZYN
- 6

MAGAZYN
- 7

POWIESZCZENIE DLA PERSONELU
- 8

KOMUNIKACJA
- 9

SZATNIA
- 10

ZESPÓŁ SANITARNY
- 11

MAGAZYN
- 12

MAGAZYN
- 13

SZATNIA
- 14

MASZYNOWNIA DZWIĞU
- 15

DZWIĞ
- 16

MAGAZYN PORZĄDKOWY
- 17

KOMUNIKACJA
- 18

MAGAZYN
- 19

MAGAZYN MIĘS
- 20

KOMUNIKACJA
- 21

MAGAZYN
- 22

MAGAZYN

BIURO PRACOWNIOWE
WODOCIĄGÓW I KANALIZACJI
SPÓŁKA AKCYJNA
30-106 Kraków ul. Senatorska 1
DZIAŁ TECHNICZNY
tel. 012 421 20 11 (7)

- OZNACZENIA
- woda zimna – proj. instalacja

woda zimna – istn. instal. do likwidacji

woda zimna – istn. instal. bez zmian

woda ciepła – istn. instal. bez zmian

cyrkulacja wody ciepłej – istn. instal. bez zmian


kanalizacja sanitarna – istn. instal. bez zmian

kanalizacja tłuszczowa – istn. instal. bez zmian

pion wody

pion kanalizacyjny

pion odpowietrzający

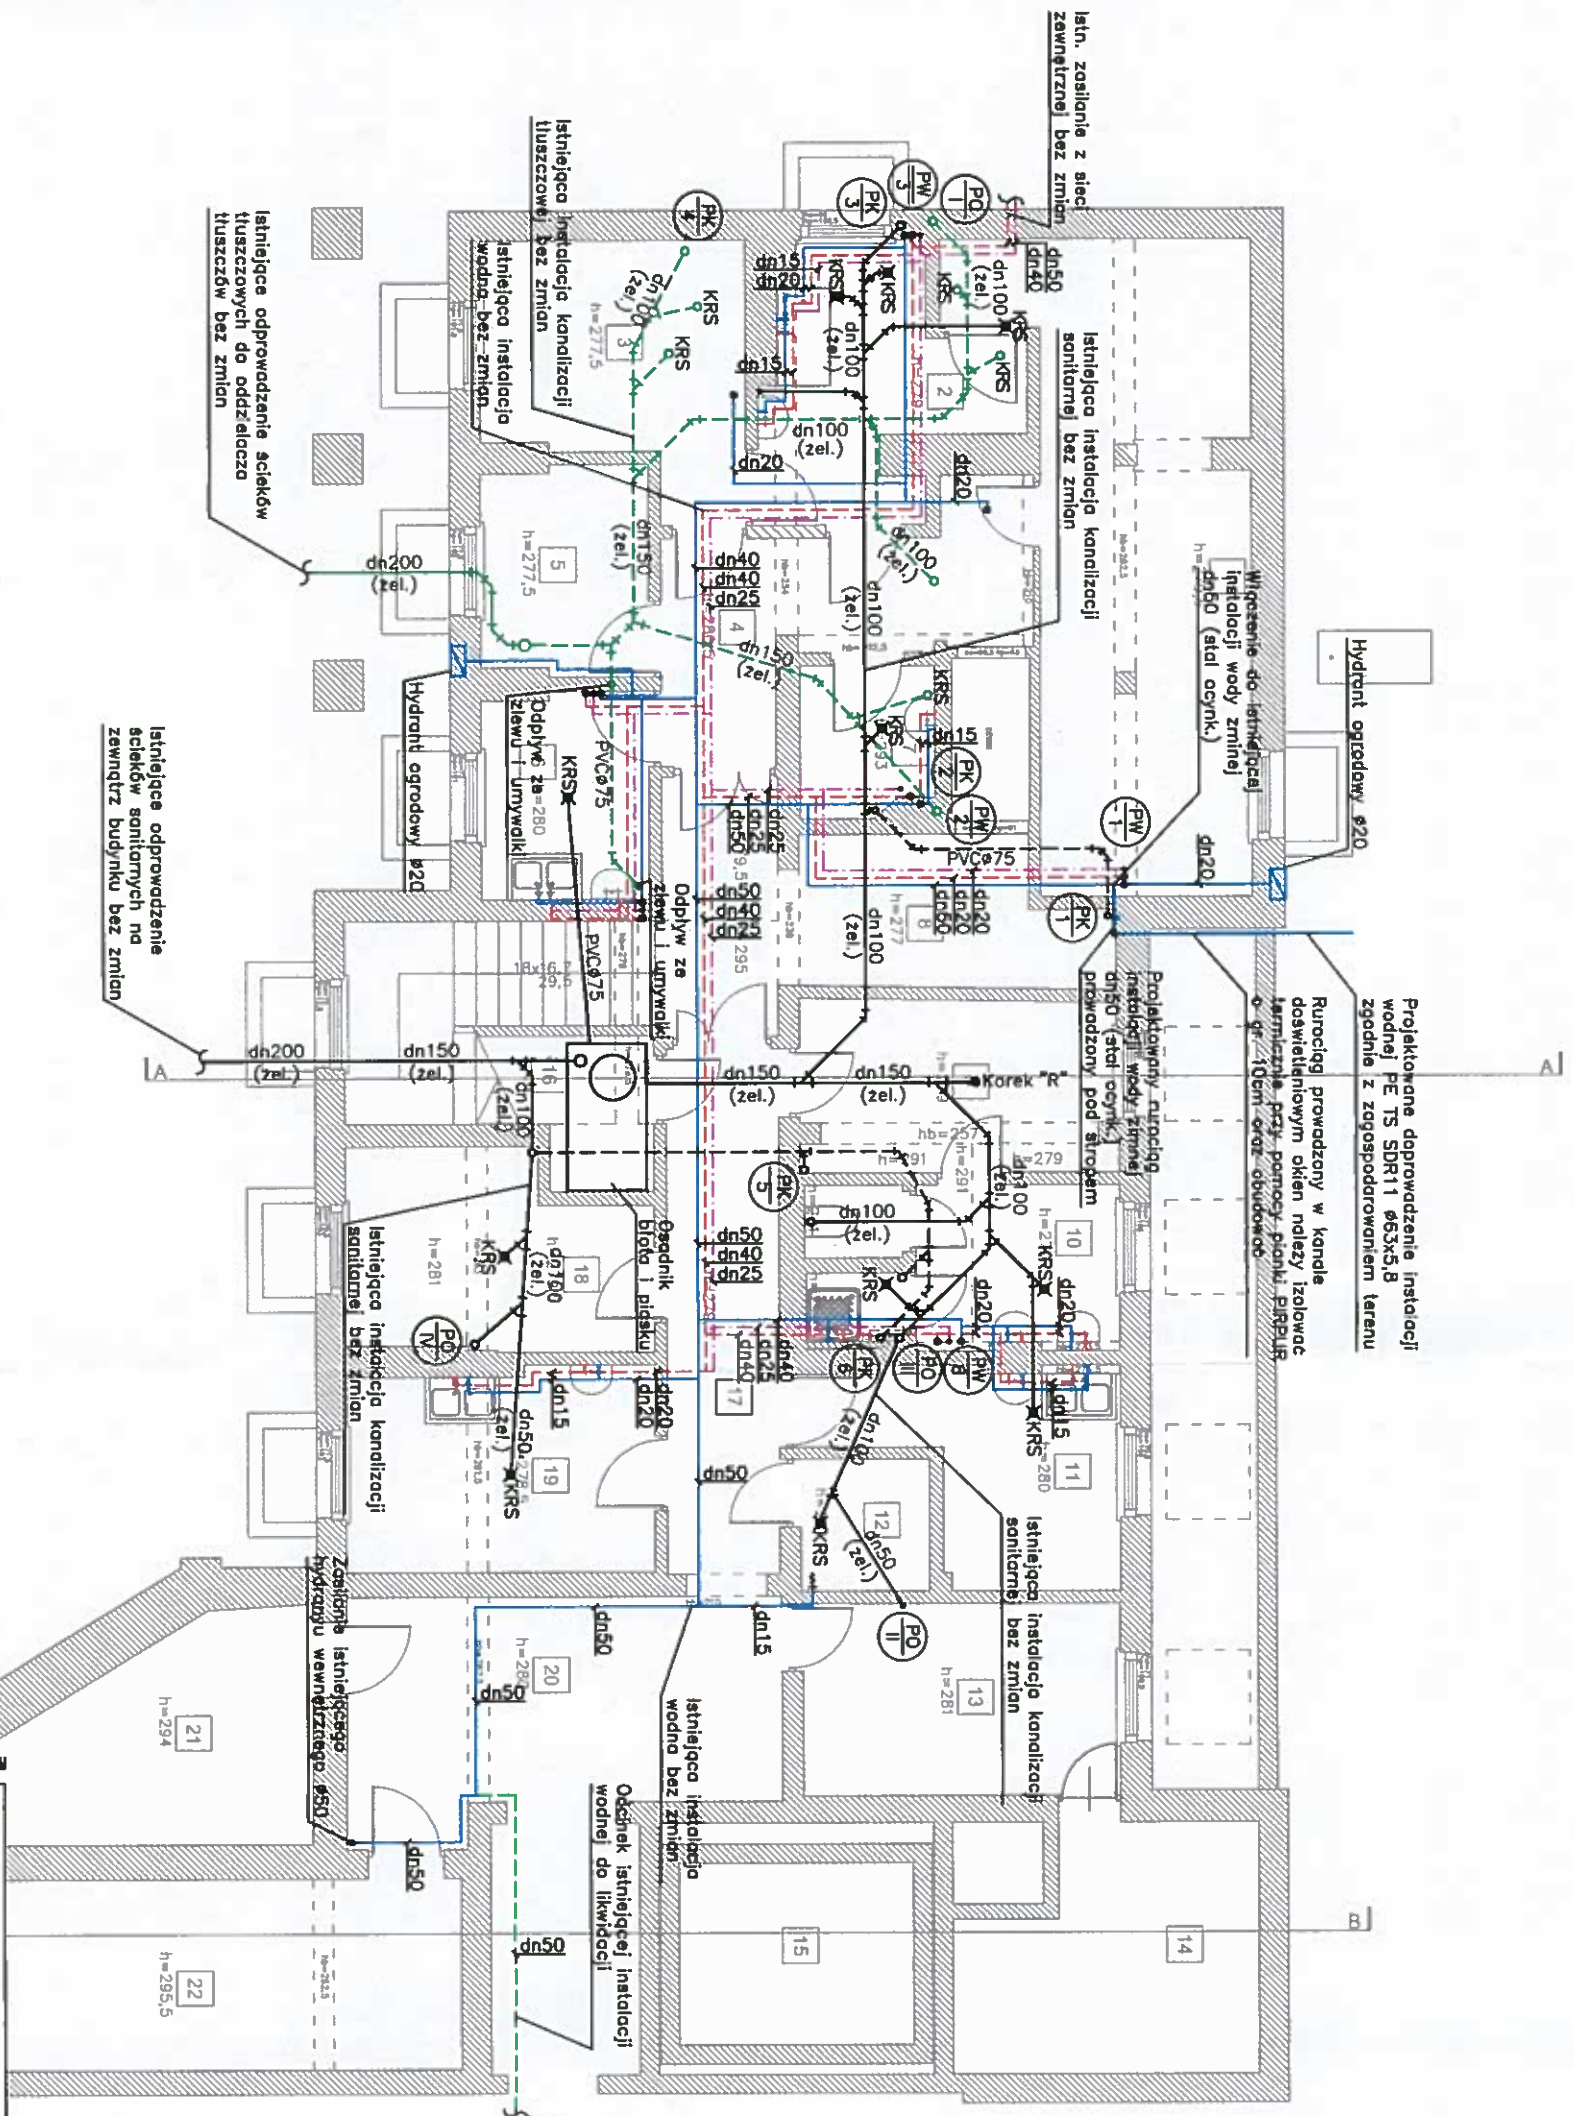

PRACOWNIA
ŚCIGAŁSKI

RYNEK FAŁECKI 9, 30-428 KRAKÓW

TEL.(12)268-11-33

email: pracownia@scigalski.eu

Investor:

Dom Pomocy Społecznej
ul. Krakowska 55, 31-066 Kraków

Investycja:

Rozdzielenie instalacji wodnej budynków przy ul. Krakowskiej 47 (oficyno) no dz. nr 60/4, obręb 216 Śródmieście oraz przy ul. Krakowskiej 45 (oficyno) no dz. nr 59, obręb 216 Śródmieście, związane z zaprzestaniem użytkowania nieruchomości przy ul. Krakowskiej 45, no dz. nr 59, obręb 216 Śródmieście w Krakowie

Temat:

Zmiana sposobu zasilania w wodę bud. przy ul. Krakowskiej 47 (oficyno) wraz z montażem wodomierza w układzie równoległym

Treść rysunku:

Rzut piwnicy – bud. przy ul. Krakowskiej 47 (oficyno)

Nr rysunku

WK/3

Projektant:

mgr inż. Paweł Ścigalski

Skala

1:100

Współpraca:


mgr inż. Bartłomiej Trębacz

Data

08.2016

Faza

PB

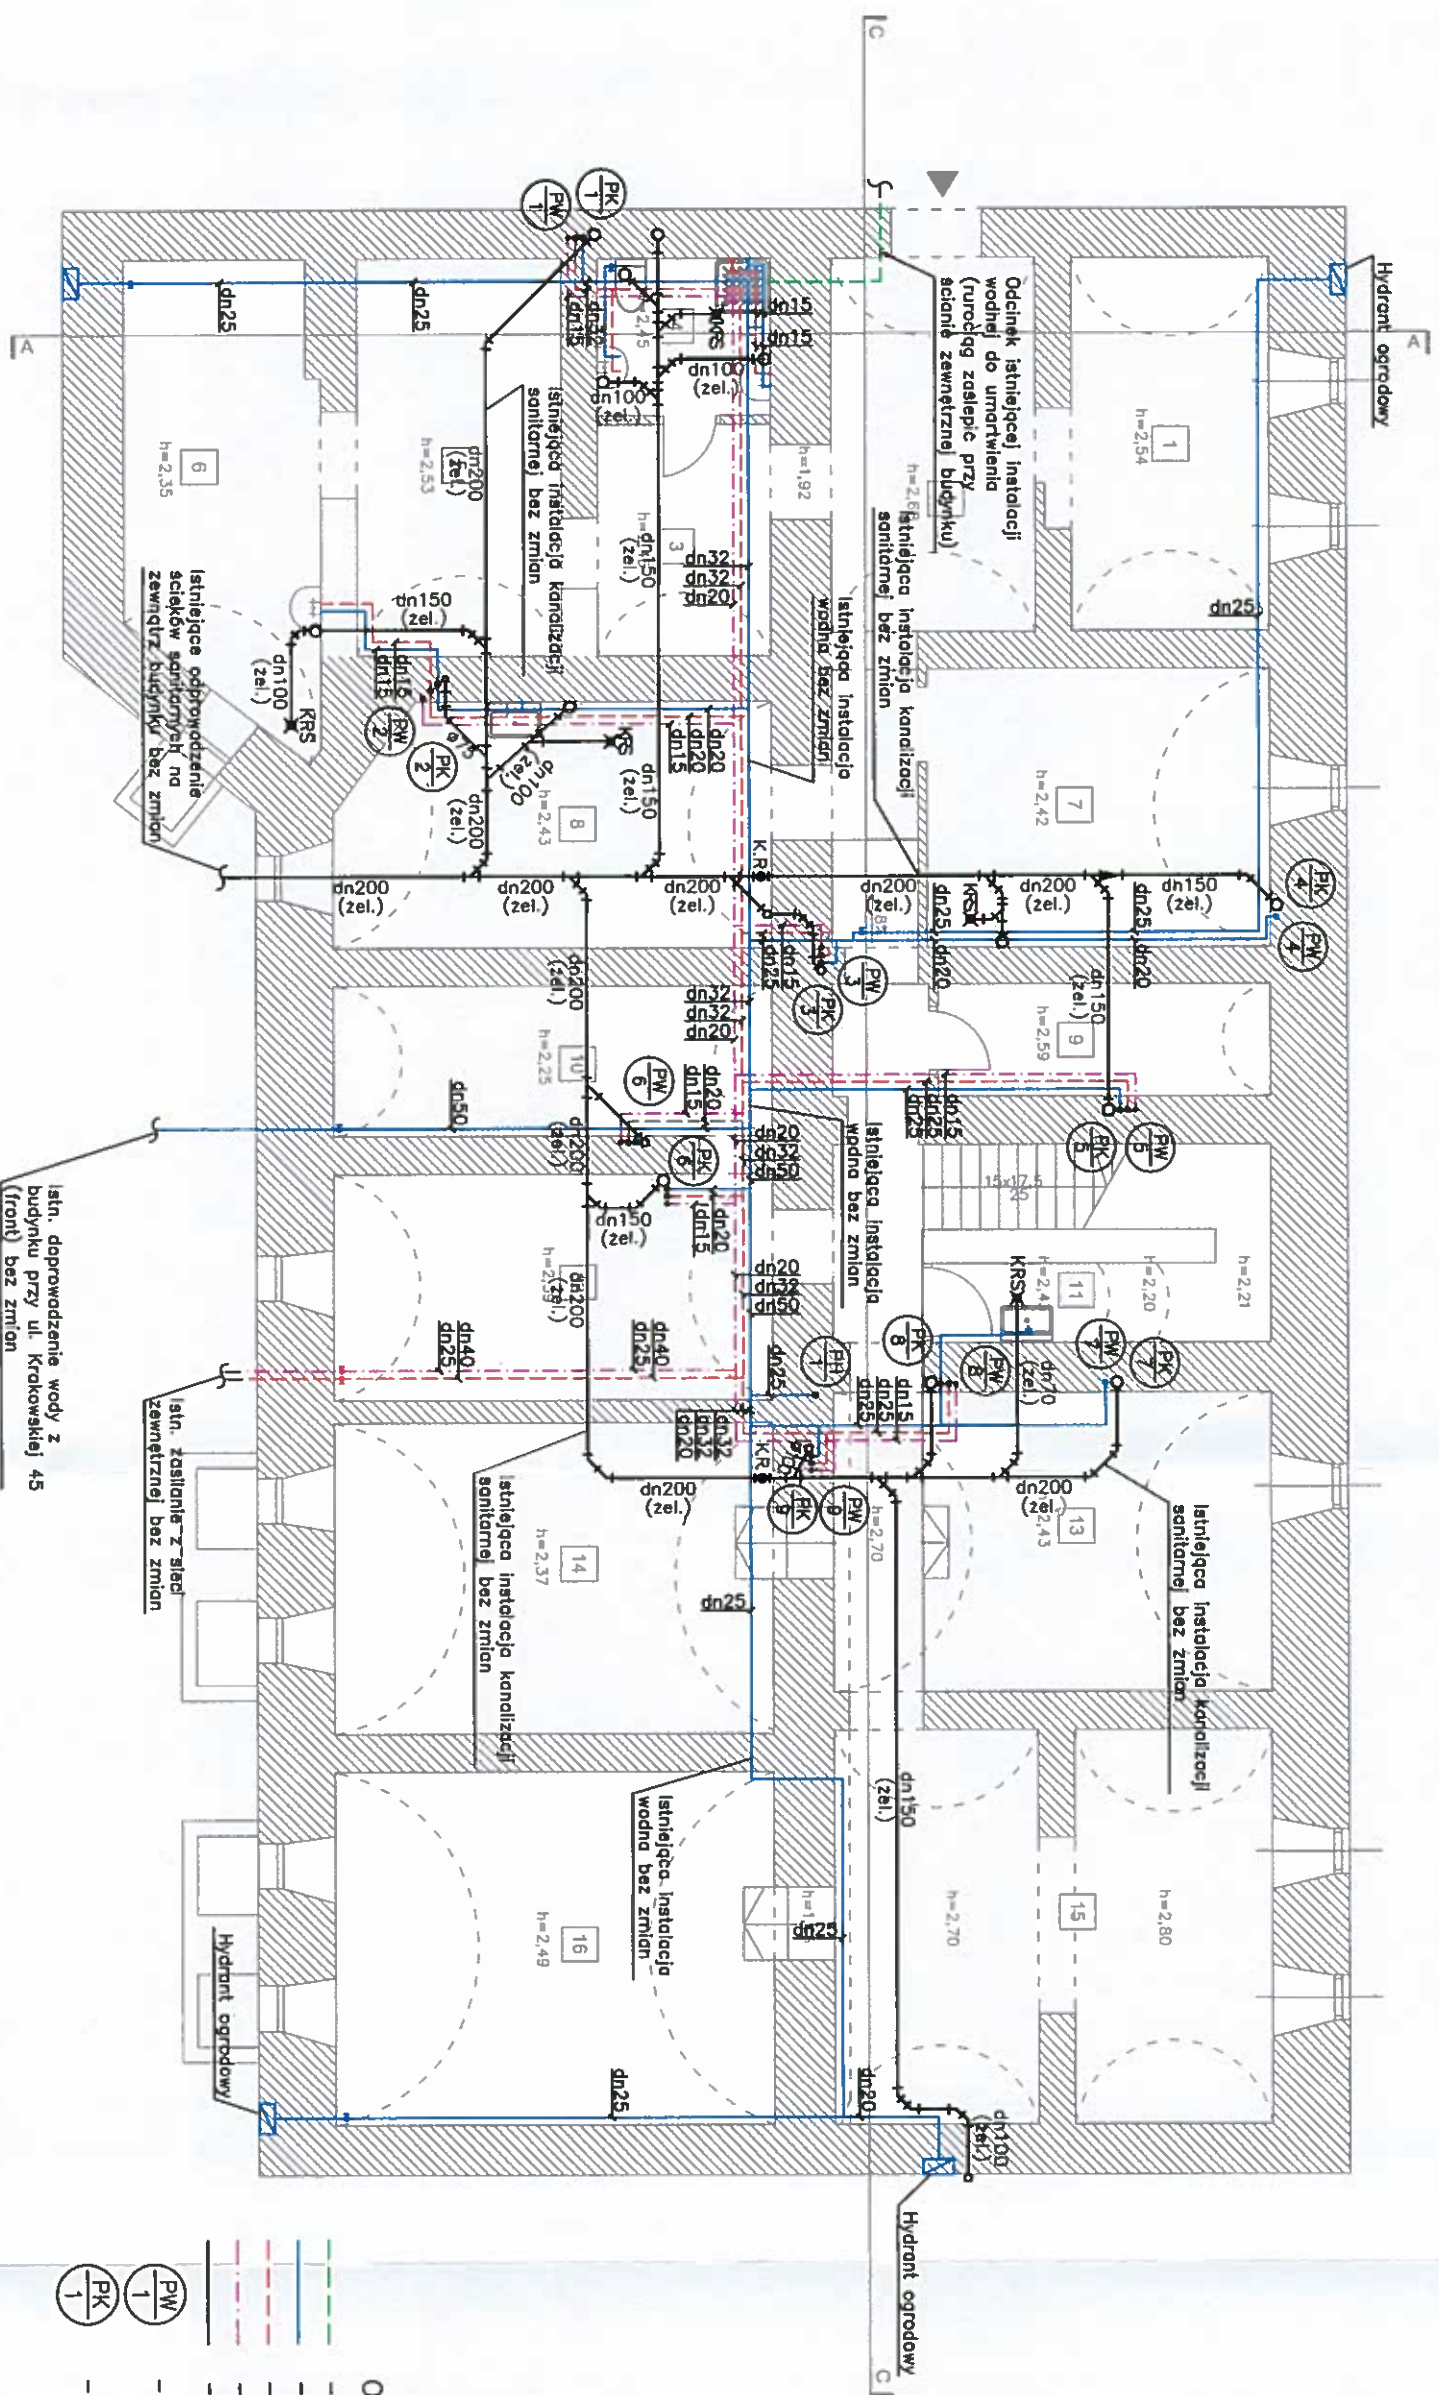

istn. doprowadzenie wody z budynku przy ul. Krakowskiej 45 (front) bez zmian

istn. zasilanie z sieci zewnętrznej bez zmian

ZNACZENIA

- woda zimna - istn. instal. do umocowania
- woda zimna - istn. instal. bez zmian
- woda ciepła - istn. instal. bez zmian
- cyrkulacja wody ciepłej - istn. instal. bez zmian
- kanalizacja sanitarne - istn. instal. bez zmian
- pion wodny
- pion kanalizacyjny


BIURO PRZEDSIĘWZIĘCIA
WODOCIAGÓW I KANALIZACJI
SPÓŁKA AKCYJNA
30-106 Kraków, ul. Senatorska 1
DZIAŁ TECHNICZNY
tel. 012 421 20 11



PRACOWNIA
ŚCIGAŁSKI

RYNEK FAŁECKI 9, 30-428 KRAKÓW
TEL.(12)268-11-33
email: pracownia@scigalski.eu

Investor:	Dom Pomocy Społecznej ul. Krakowska 55, 31-066 Kraków	Nr rysunku:	WK/4	Projektant:	mgr inż. Paweł Ścigalski
Inwestycja:	Rozdzielenie instalacji wodnej budynków przy ul. Krakowskiej 47 (oficyno) no dz. nr 60/4, obręb 216 Śródmieście oraz przy ul. Krakowskiej 45 (oficyno) no dz. nr 59, obręb 216 Śródmieście, związane z zaprzestaniem użytkowania nieruchomości przy ul. Krakowskiej 45, no dz. nr 59, obręb 216 Śródmieście w Krakowie	Skala:	1:100	Współpraca:	mgr inż. Bartłomiej Trębacz
Temat:	Zmiana sposobu zasilania w wodę bud. przy ul. Krakowskiej 47 (oficyno) wraz z montażem wodomierza w układzie równoległym	Data:	08.2016	Faza:	PB
Treść rysunku:	Rzut piwnicy - bud. przy ul. Krakowskiej 45 (oficyno)				

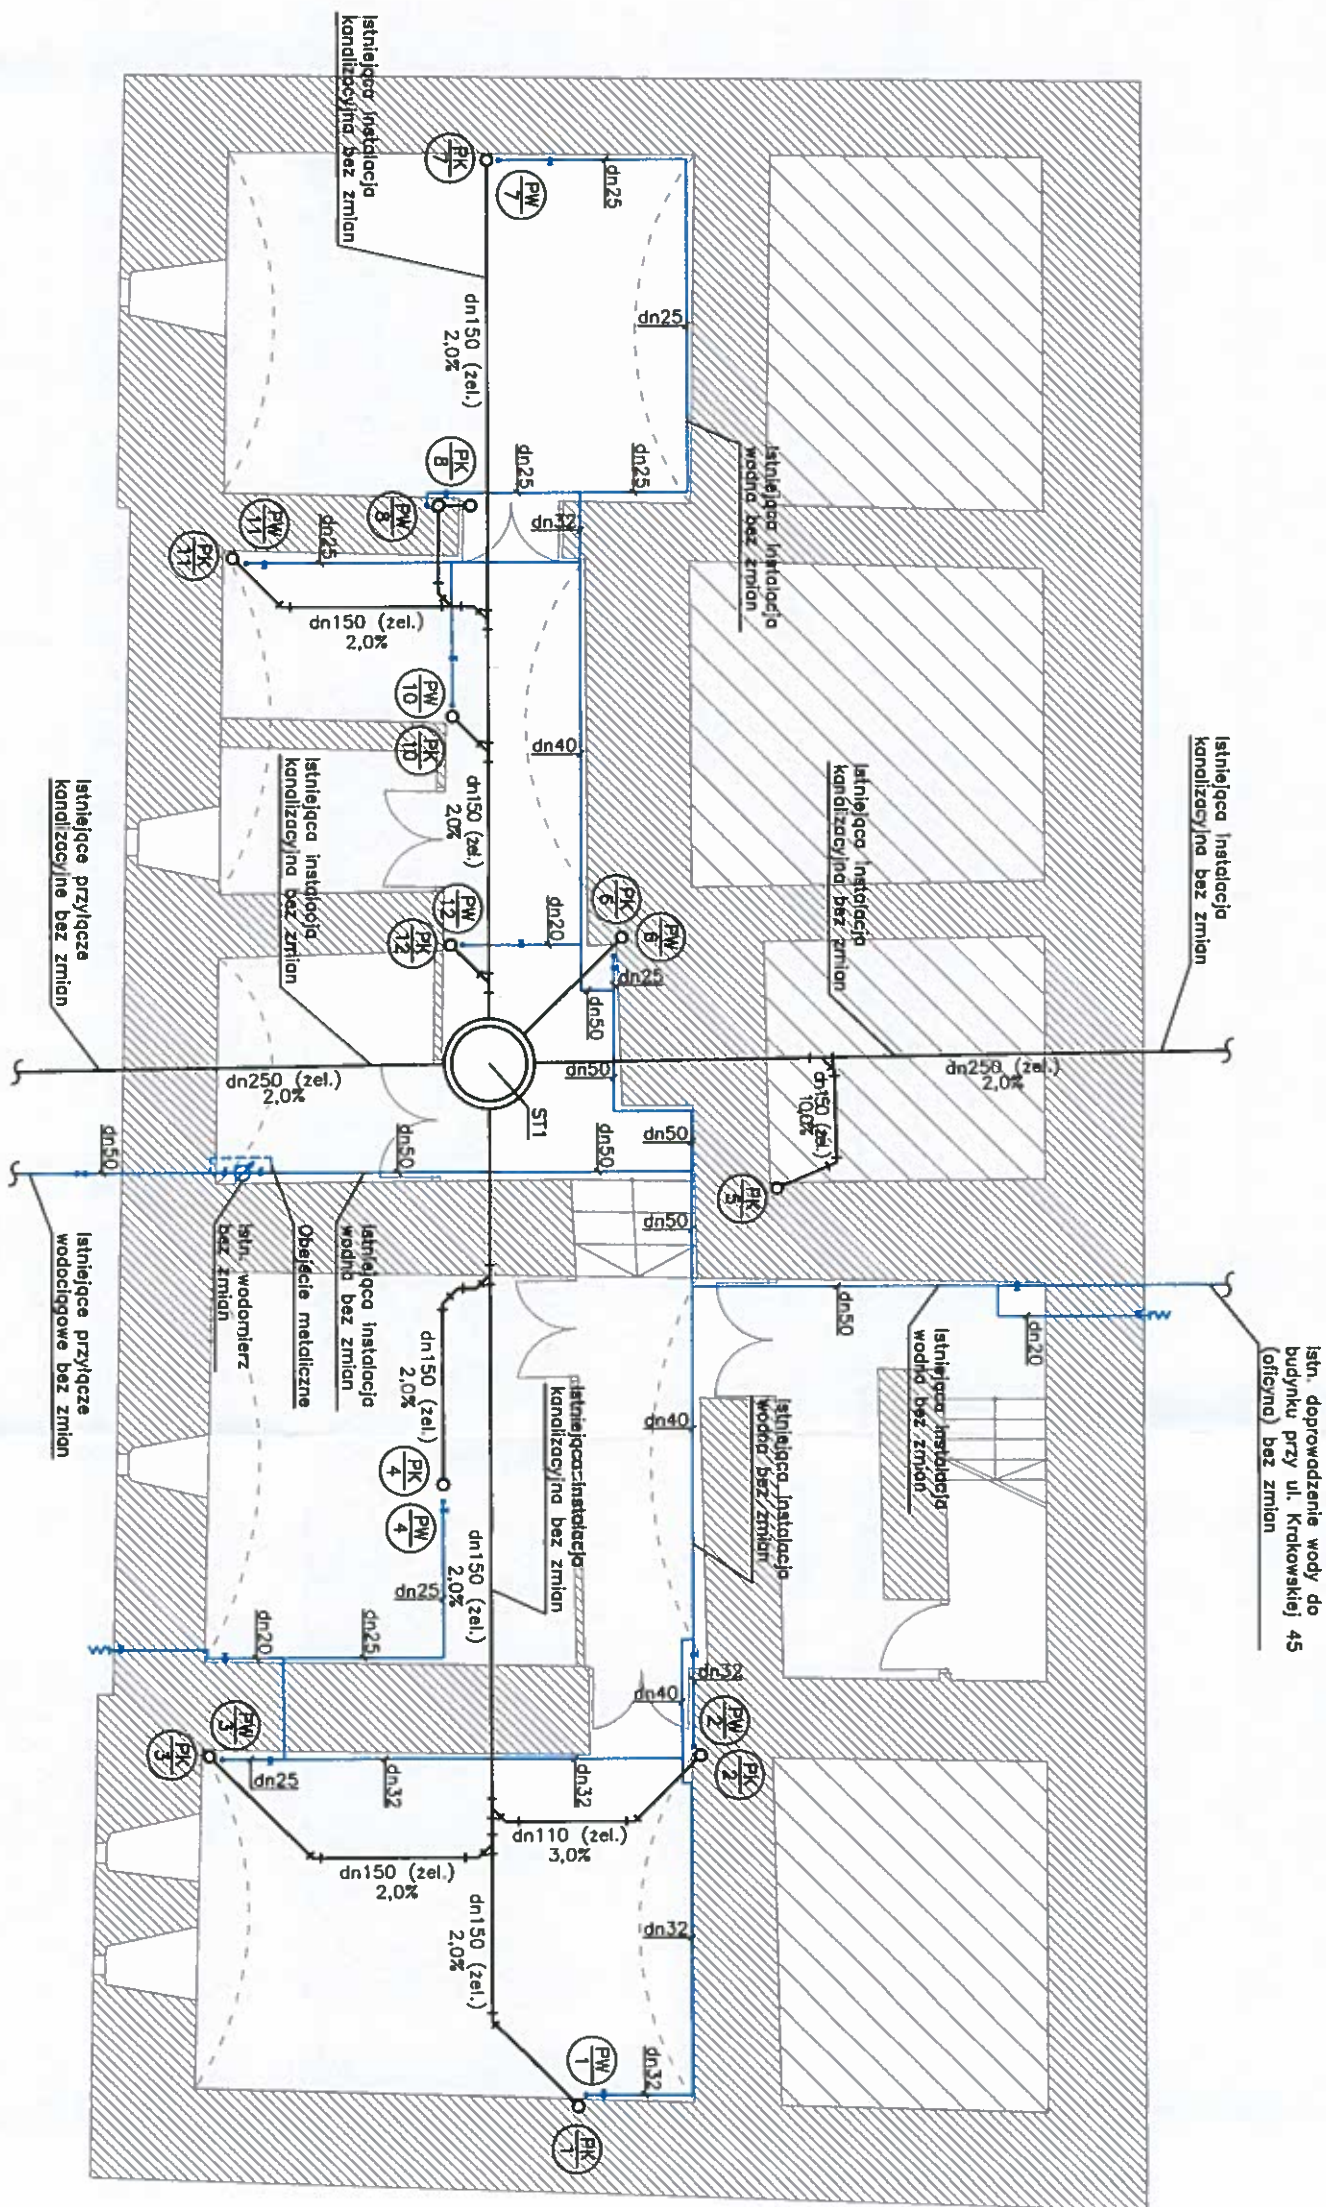

MIĘSKIE PRZEDSIĘBIORSTWO
WODOCIĄGÓW I KANALIZACJI
SPÓŁKA AKCYJNA
30-108 Kraków, ul. Senatorska 1
DZIAŁ TECHNICZNY
tel. 012 421 70 11

OZNACZENIA

- woda zimna — istn. instal. bez zmian
- kanalizacja sanitarne — istn. instal. bez zmian
- pion wody
- pion kanalizacyjny




PRACOWNIA
ŚCIGAŁSKI

RYNEK FAŁECKI 9, 30-428 KRAKÓW
TEL. (12) 268-11-33
email: pracownia@scigalski.eu

Investor:	Dom Pomocy Społecznej ul. Krakowska 55, 31-066 Kraków	Nr rysunku	WK/5	Projektant:	mgr inż. Paweł Ścigalski
Investycja:	Rozdzielenie instalacji wodnej budynków przy ul. Krakowskiej 47 (oficyno) na dz. nr 80/4, obręb 216 Śródmieście oraz przy ul. Krakowskiej 45 (oficyno) na dz. nr 59, obręb 216 Śródmieście, związane z zaprzestaniem użytkowania nieruchomości przy ul. Krakowskiej 45, na dz. nr 59, obręb 216 Śródmieście w Krakowie	Skala	1:100	Współpraca:	mgr inż. Bartłomiej Trębacz
Temat:	Zmiana sposobu zaopatrzenia w wodę bud. przy ul. Krakowskiej 47 (oficyno) wraz z montażem wodomierza w układzie równoległym	Data	08.2016	Faza	PB
Treść rysunku:	Rzut pionowy – bud. przy ul. Krakowskiej 45 (front)				


+ 1,06=206,62

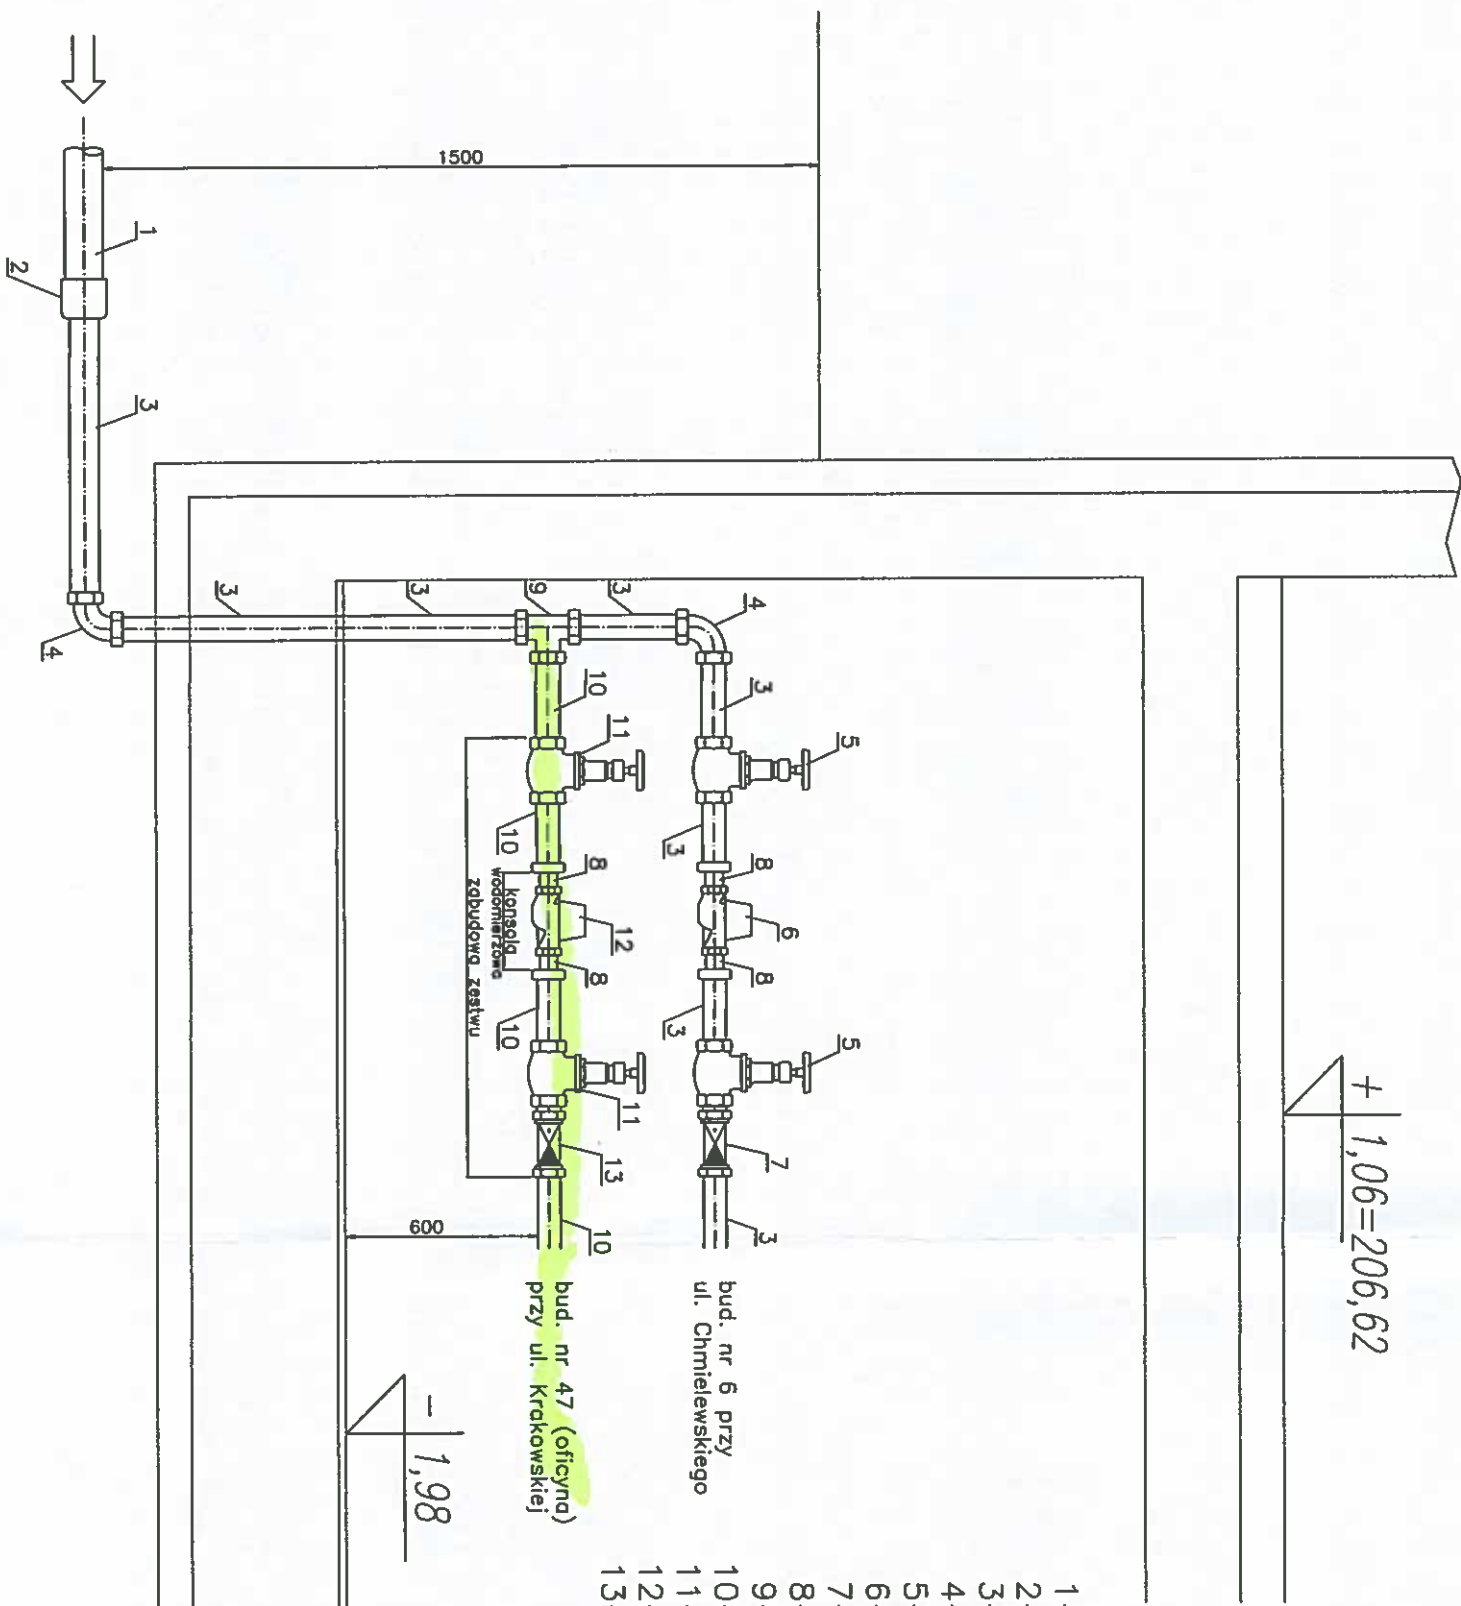

- 1-lstn. rura PE TS SDR11 $\varnothing 63 \times 5,8$
- 2-lstn. połączenie nierozłączne PE/stal – $\varnothing 63/\text{dn}50$
- 3-lstn. rura stalowa ocynk. dn50
- 4-lstn. kolano stal. ocynk. równoprzelotowe dn50
- 5-lstn. zawór przelotowy dn50
- 6-lstn. wodomierz dn32 z konsolką wodomierzową
- 7-lstn. zawór zwrotny antyskażeniowy typu EA dn50
- 8-lączniki mosiężne
- 9-Włączenie do istn. rurociągu – trójnik stal. ocynk dn50/dn50
- 10-Proj. rura stalowa ocynk. dn50
- 11-Proj. zawór przelotowy dn50
- 12-Proj. wodomierz dn20 z konsolką wodomierzową
- 13-Proj. zawór zwrotny antyskażeniowy typu EA dn50

WODUKI
SPÓŁKA AKCYJNA
30-106 Kraków, ul. Senatorska 1
DZIAŁ TECHNICZNY
tel. 012 421 20 11 (7)

PRACOWNIA ŚCIGAŁSKI		RYNEK FALECKI 9, 30-428 KRAKÓW TEL.(12)268-11-33 email: pracownia@scigalski.eu	
Investor:	Dom Pomocy Społecznej ul. Krakowska 55, 31-066 Kraków	Nr rysunku WK/6	Projektant: mgr inż. Paweł Ścigański
Investycja:	Rozdzielenie instalacji wodnej budynków przy ul. Krakowskiej 47 (oficyna) na dz. nr 60/4, obręb 216 Śródmieście oraz przy ul. Krakowskiej 45 (oficyna) na dz. nr 59, obręb 216 Śródmieście, związane z zaprzestaniem użytkowania nieruchomości przy ul. Krakowskiej 45, na dz. nr 59, obręb 216 Śródmieście w Krakowie	Skala 1:---	Współpraca: mgr inż. Bartłomiej Trębacz
Temat:	Zmiana sposobu zaopilenia w wodę bud. przy ul. Krakowskiej 47 (oficyna) wraz z montażem wodomierza w układzie równoległym	Data 08.2016	
Treść rysunku:	Schemat zestawu wodomierzowego	Faza PB	

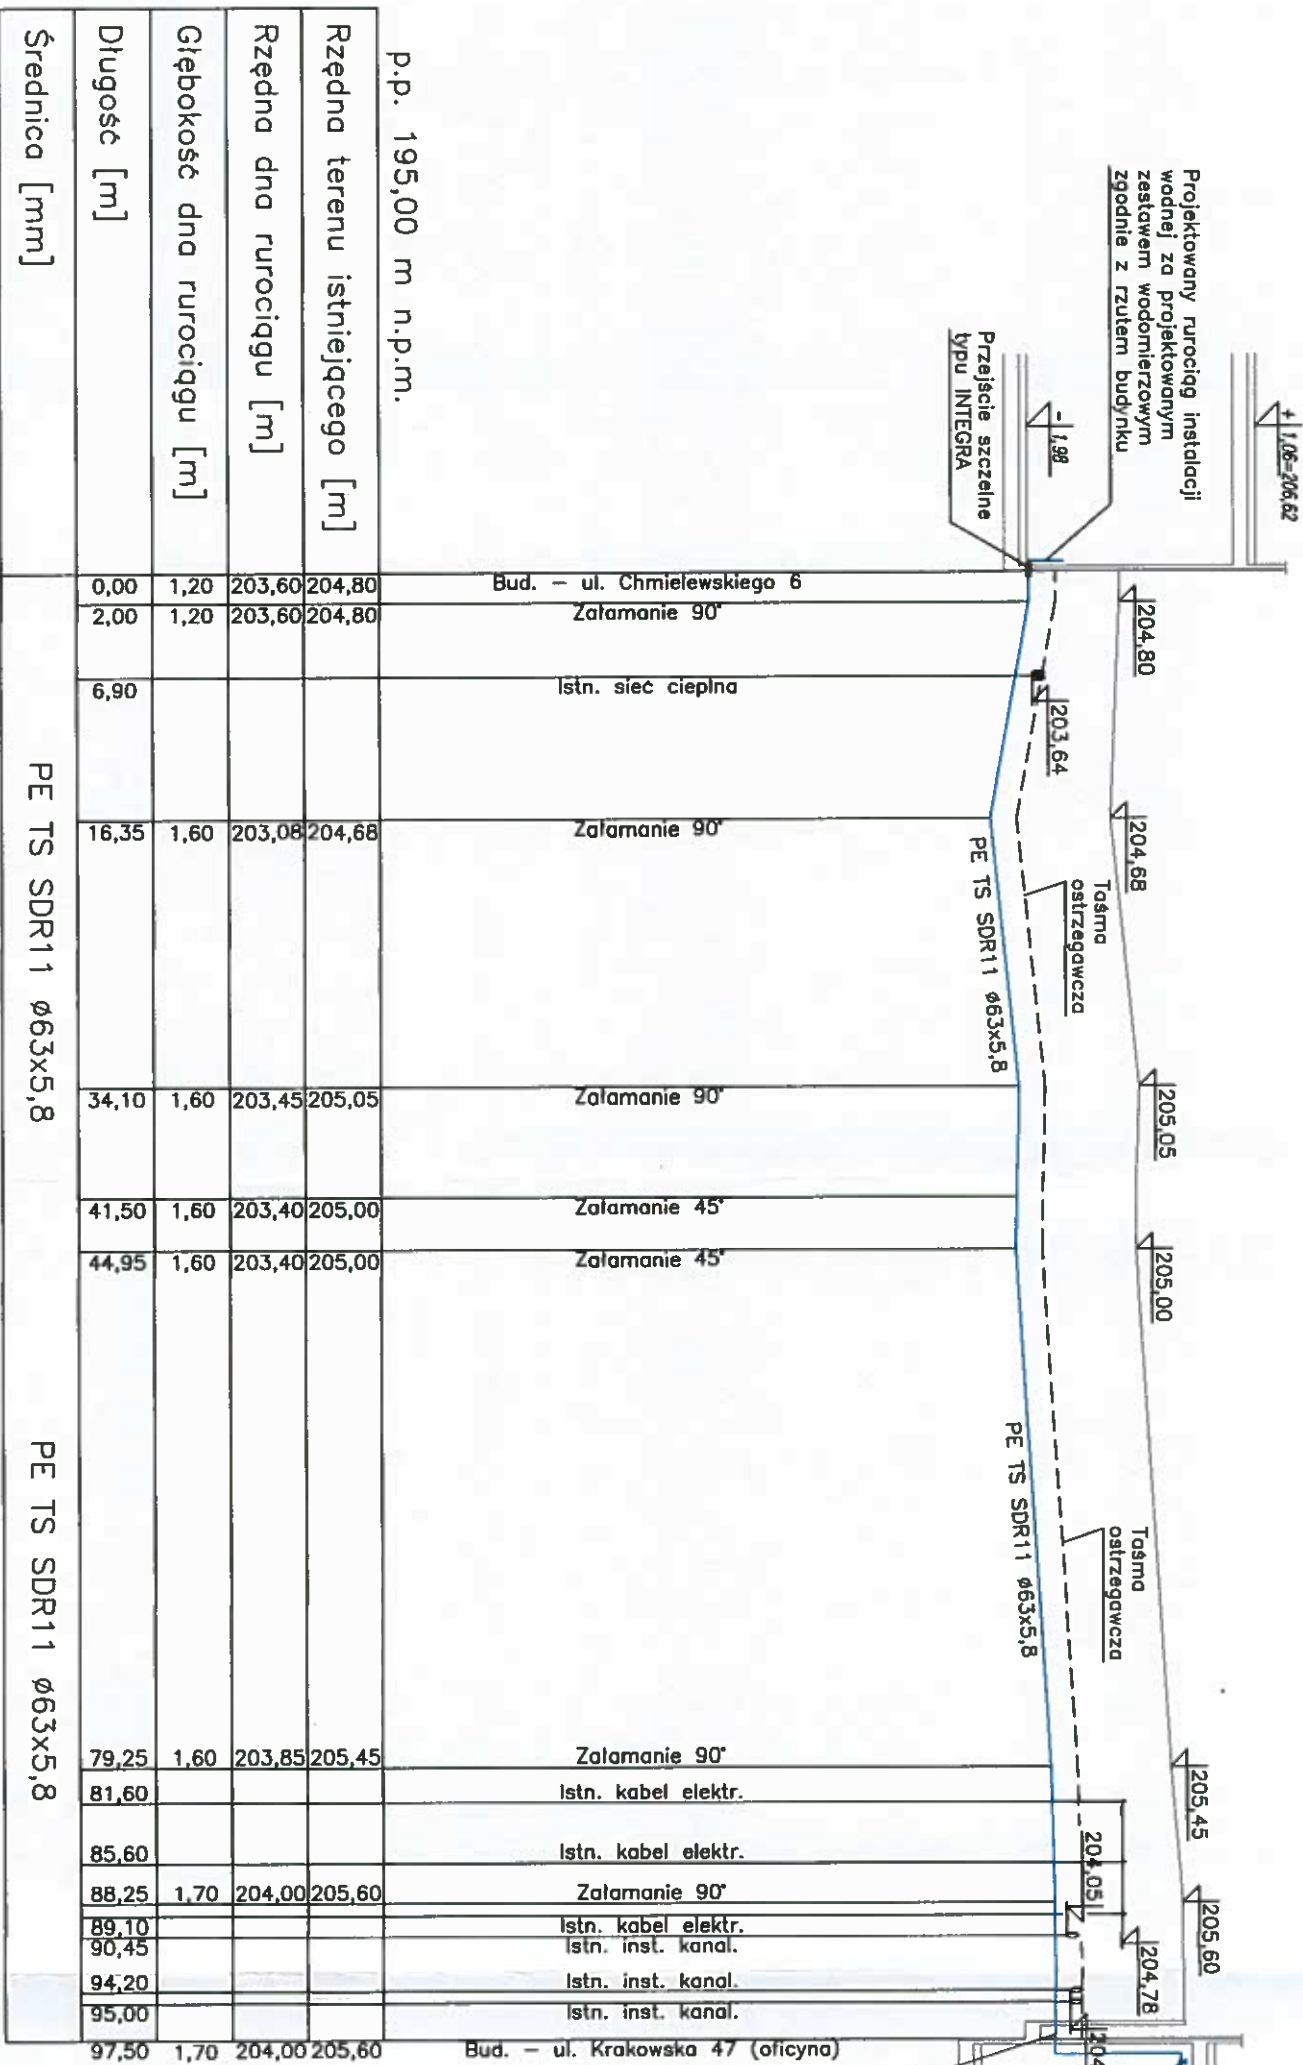

OZNACZENIA

- poziom terenu istniejącego
- taśma ostrzegawcza
- proj. instalacja wodna

WODOCIAĞÓW I KAWALIZACJI
SPÓŁKA AKCYJNA
30-106 Kraków, ul. Senatorska 1
DZIAŁ TECHNICZNY
tel. 012 421 20 11

Skala
1:100
1:500

		PRACOWNIA ŚCIGALSKI		RYNEK FALECKI 9, 30-428 KRAKÓW TEL.(12)268-11-33 email: pracownia@scigalski.eu	
Investor:	Dom Pomocy Społecznej ul. Krakowska 55, 31-066 Kraków	Nr rysunku:	WK/7	Projektant:	mgr inż. Paweł Ścigalski
Investycja:	Rozdzielenie instalacji wodnej budynków przy ul. Krakowskiej 47 (oficyna) na dz. nr 60/4, obręb 216 Śródmieście oraz przy ul. Krakowskiej 45 (oficyna) na dz. nr 59, obręb 216 Śródmieście, związane z zaprzestaniem użytkowania nieruchomości przy ul. Krakowskiej 45, na dz. nr 59, obręb 216 Śródmieście w Krakowie	Skala	1:100	Współpraca:	mgr inż. Bartłomiej Trębacz
Temat:	Zmiana sposobu zaopilewania w wodę bud. przy ul. Krakowskiej 47 (oficyna) wraz z montażem wodociągów w układzie równoległym	Data	08.2016	Faza	PB
Treść rysunku:	Profil podłużny instalacji wodociągowej				