

Projekt

Aktualizacja projektu wykonawczego systemów scenicznych pt.
Modernizacja Sali widowiskowej NCK w celu dostosowania istniejącej infrastruktury do nowego programu

Adres
al. Jana Pawła II,
31-913 Kraków

Investor
Nowohuckie Centrum Kultury

Adres
al. Jana Pawła II,
31-913 Kraków

Branżowe Biuro Projektowe

GORZYCKI & SZNYTERMAN

HEADFIRST TECHNOLOGIES

Gorycki & Sznyterman Sp. z o. o.
ul. Chałubińskiego 53, 30 - 698 Kraków
tel. 012 259 13 00, fax 012 259 13 02
www.ifpgs.pl

Branża

Wentylacja Mechaniczna

Projektant
mgr inż. Adam Kopacz

Nr. Uprawnień
MAP/0437/P00S/10

Podpis

Sprawdzający
mgr inż. Tomasz Stachon

Nr. Uprawnień
MAP/0608/PBS/16

Podpis

Opracował

Podpis

Nazwa rysunku

Rzut poz. +4.825
Sala widowiskowa

Data
02.2018

Skala
1:50

Format
297x580

Faza Projektu


PROJEKT WYKONAWCZY

Nr. Rysunku

NCK-WM-01

Revizja

0

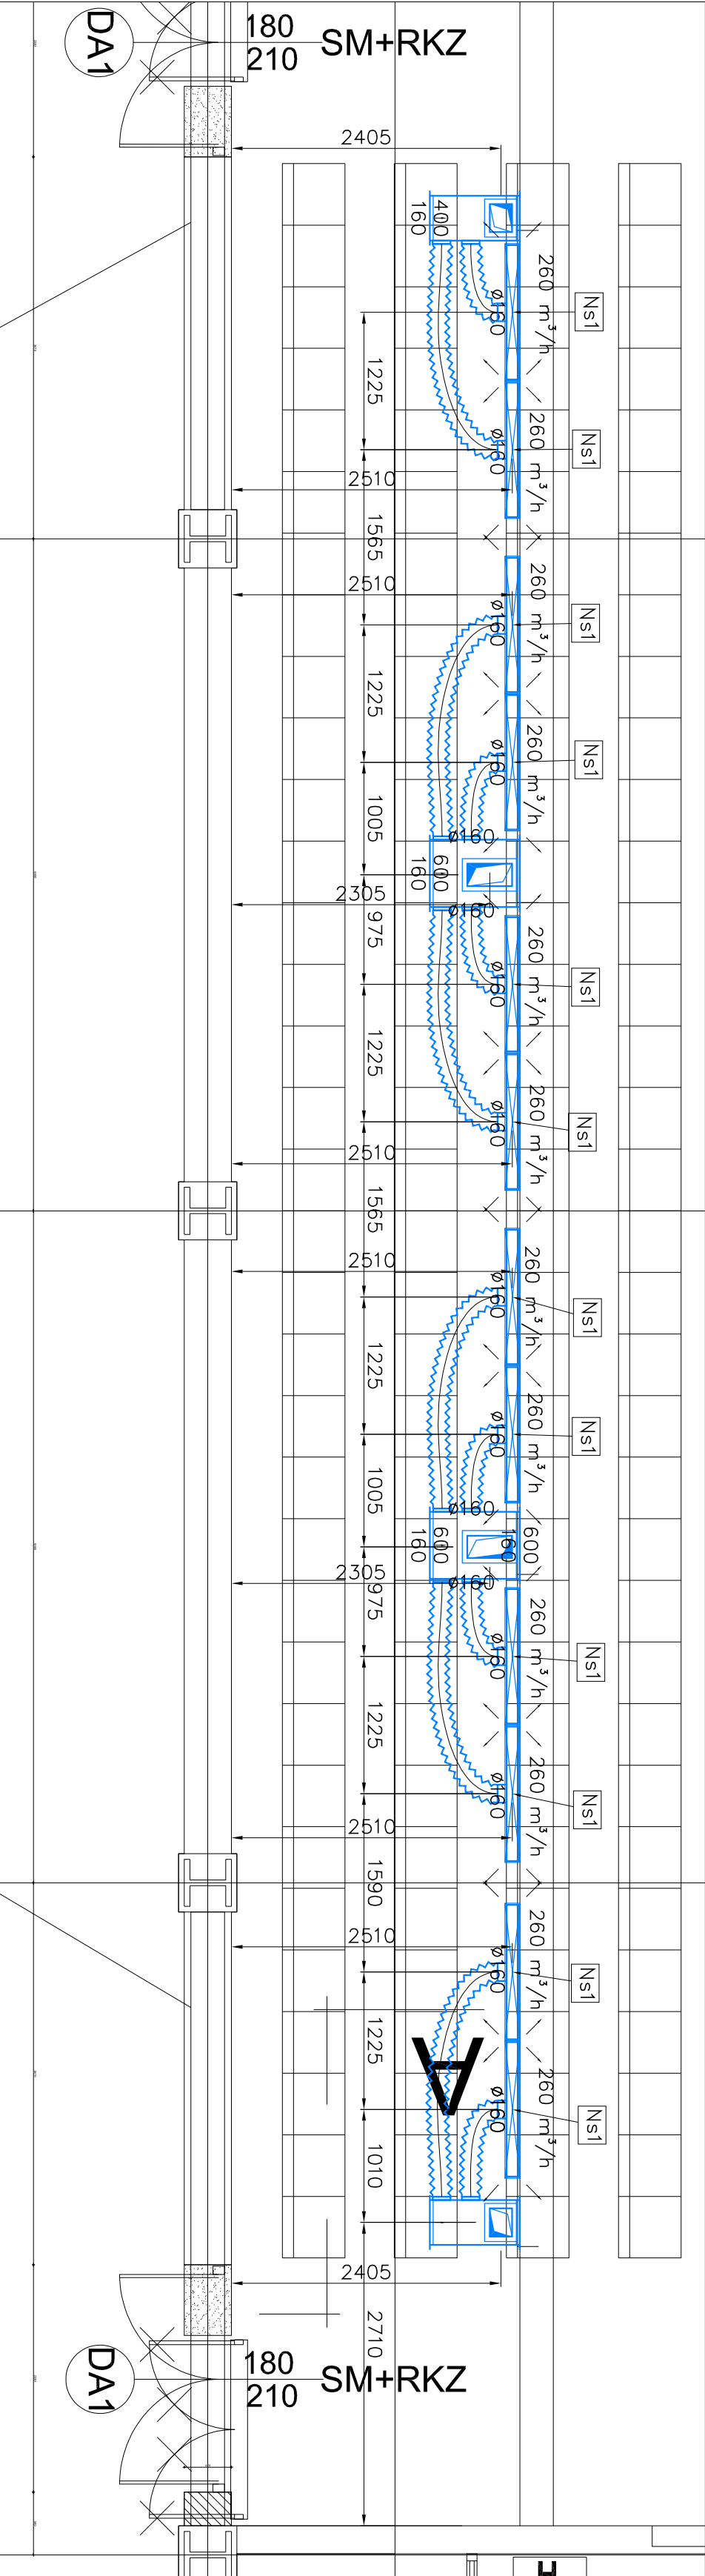

UWAGI OGÓLNE!!! – INSTALACJE WENTYLACYJNE

- Montaż urządzeń i elementów sieci wentylacyjnej należy wykonać zgodnie z odpowiednimi dokumentacjami. Wzórunki techniczne wykonania i odbioru robót.
- Kanady z uzurnym koherencją dopasować na montażu tak aby zachować idealną przepływność powietrza zgodnie z wymaganiami.
- Kanady nie należy montować w miejscach, gdzie występują przeszkody, które mogłyby być te kształty, zmontowane. Należy pamiętać o zgodności zmontowanych tras kanałów wentylacyjnych z okładającą sytuacją budowlaną i innymi instalacjami.
- Podczas montażu kanałów wentylacyjnych należy brać pod uwagę konieczność założenia wymagalnej izolacji termicznej lub p.poz. W razie potrzeby należy kanały izolować przed zmontowaniem.
- Przy montażu kłap p.poz., przepustnic, regulatorów przepływu, wentylatorów itp. należy zwrócić uwagę na możliwość dostępu do nich podczas eksploatacji, elementy te należy montować zgodnie z dokumentacjami technicznymi.
- Wszystkie przejścia kanałów przez ściany i stropy należy uszczelniać, a w sposób szczególny należy uszczelniać kłapy p.poz. i kanały przechodzące przez elementy budowlane o odporności ogniowej.
- Podwieszenie i podpory należy rozmieszczać w odległości nie większej niż 2-3m. Przy montażu należy uważyć pod uwagę ciężar kanałów.
- Zachować montowaną sieć w czystości i zabezpieczyć przed zanieczyszczeniem, przez inne brzoza.
- Kanady izolować zgodnie z opisem technicznym i zestawieniem urządzeń i materiałów.
- Rurociągi skroplin prowadzić ze spodem min. 3%
- Rysunki rozpatrywać z opisem technicznym.

LEGENDA

	POWIERTRZE NAWIEWANE
	POWIERTRZE WYWIEWANE
	POWIERTRZE ŚWIEŻE
	POWIERTRZE USUWANE
	RUROCIĄGI CHŁODNICZE FREONOWE
	SKROPLINY