


przebieg pasa służebności

LEGENDA

- PROJEKTOWANA SIEĆ GAZOWA, L=32,50mb
- STREFA KONTROLOWANA
Istniejący gazociąg L=3mb

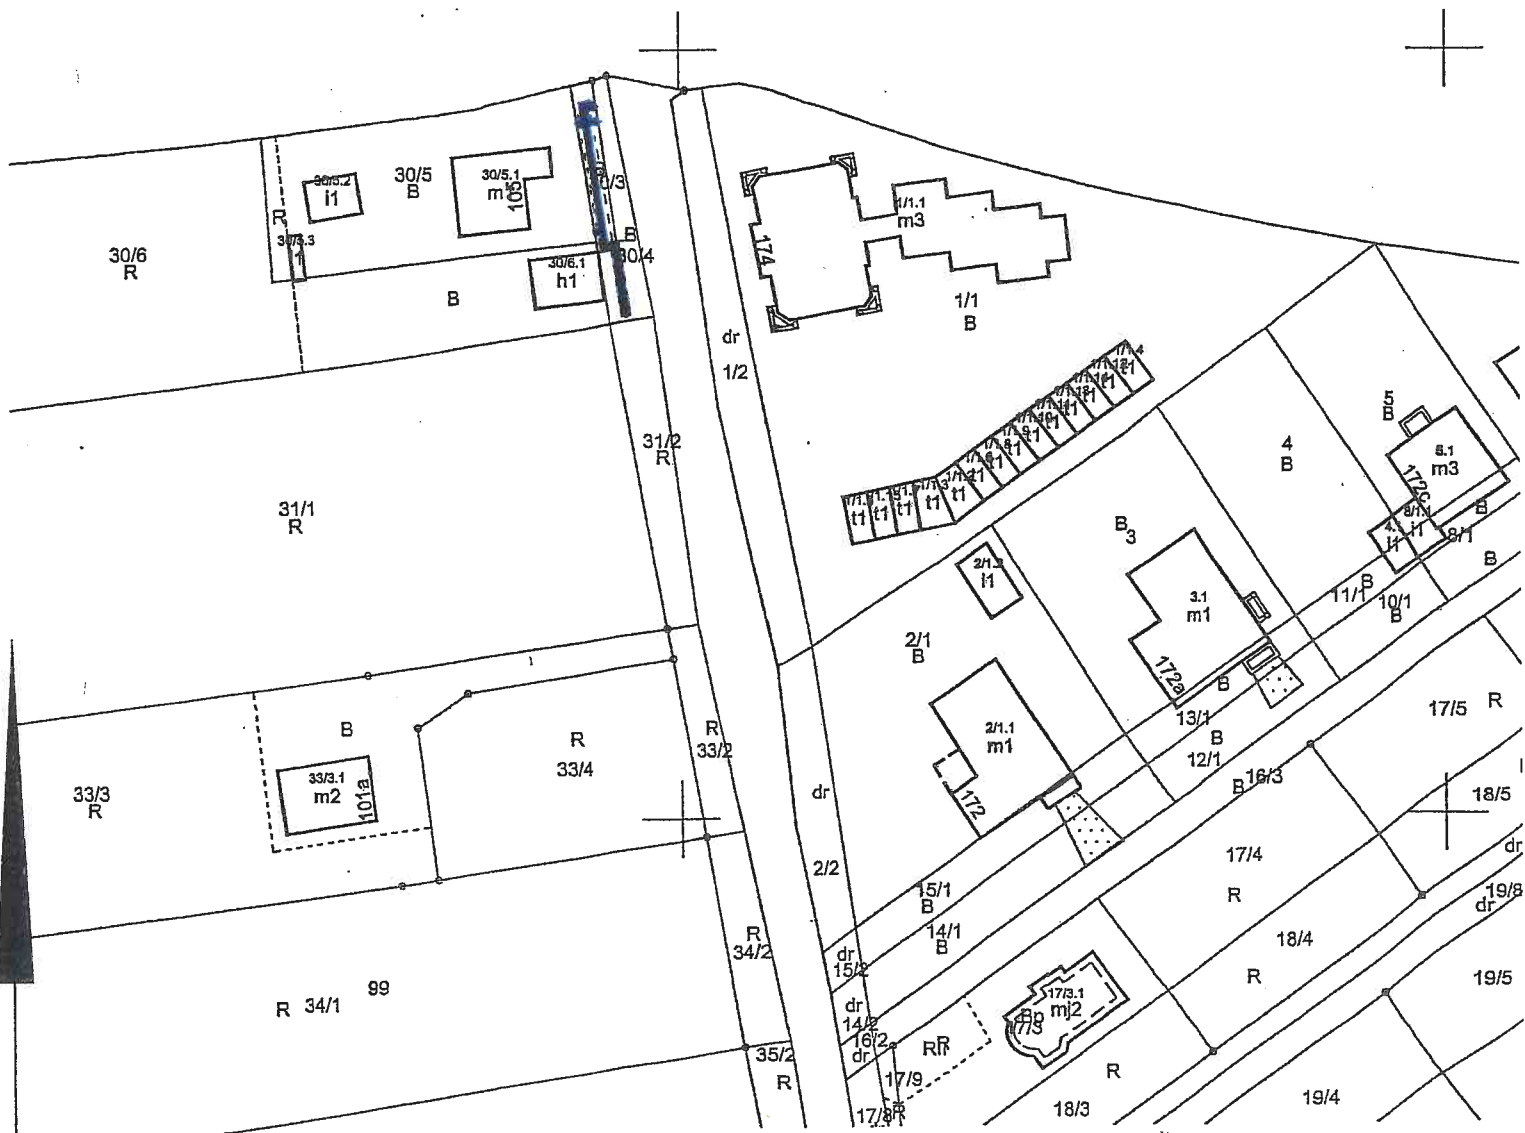

MAPA EWIDENCYJNA

województwo: małopolskie
powiat: M. Kraków
jedd. ewid.: Krowodrza
obręb: 26
nr działki: 30/3
sekcja: 7.126.11.03.4
arkusz mapy w KUL:
skala: 1:1000
układ współrzędnych: 2000
stan na dzień: 13-06-2017
wykonano przez: Bogdan Tuczyński

inż. Tadeusz Jarecki
Upr. bud. do wykonywania i nadzoru
w zakresie instalacji i sieci wod-kan.
nr UAN 154/85. oraz wykonawstwa,
nadzoru i proj. w zakresie inst. ściek.
C.O. Gaz. Nr RP-Upr. 302/97

WYDZIAŁ

Marta Witkiewicz

Poświadczam zgodność niniejszej kopii z treścią materiału państwowego zasobu geodezyjnego i kartograficznego	
Organ prowadzący państwowy zasób geodezyjny i kartograficzny	PREZYDENT MIASTA KRAKOWA
Nazwa materiału zasobu	mapa ewidencyjna
Identyfikator ewidencyjny materiału zasobu	
Data wykonania kopii	13-06-2017
Imię, nazwisko i podpis osoby reprezentującej organ	